



GRUNDRISSAUSSCHNITT UG | M 1:50
PUMPENSUMPF

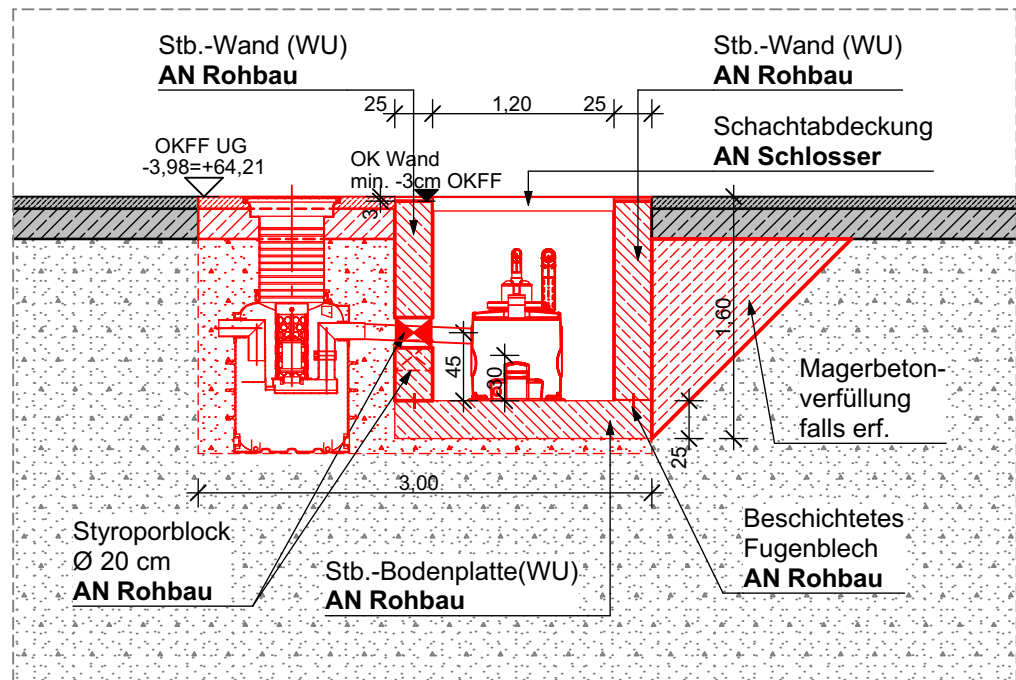

SCHNITT DE_18 | M 1:50
PUMPENSUMPF

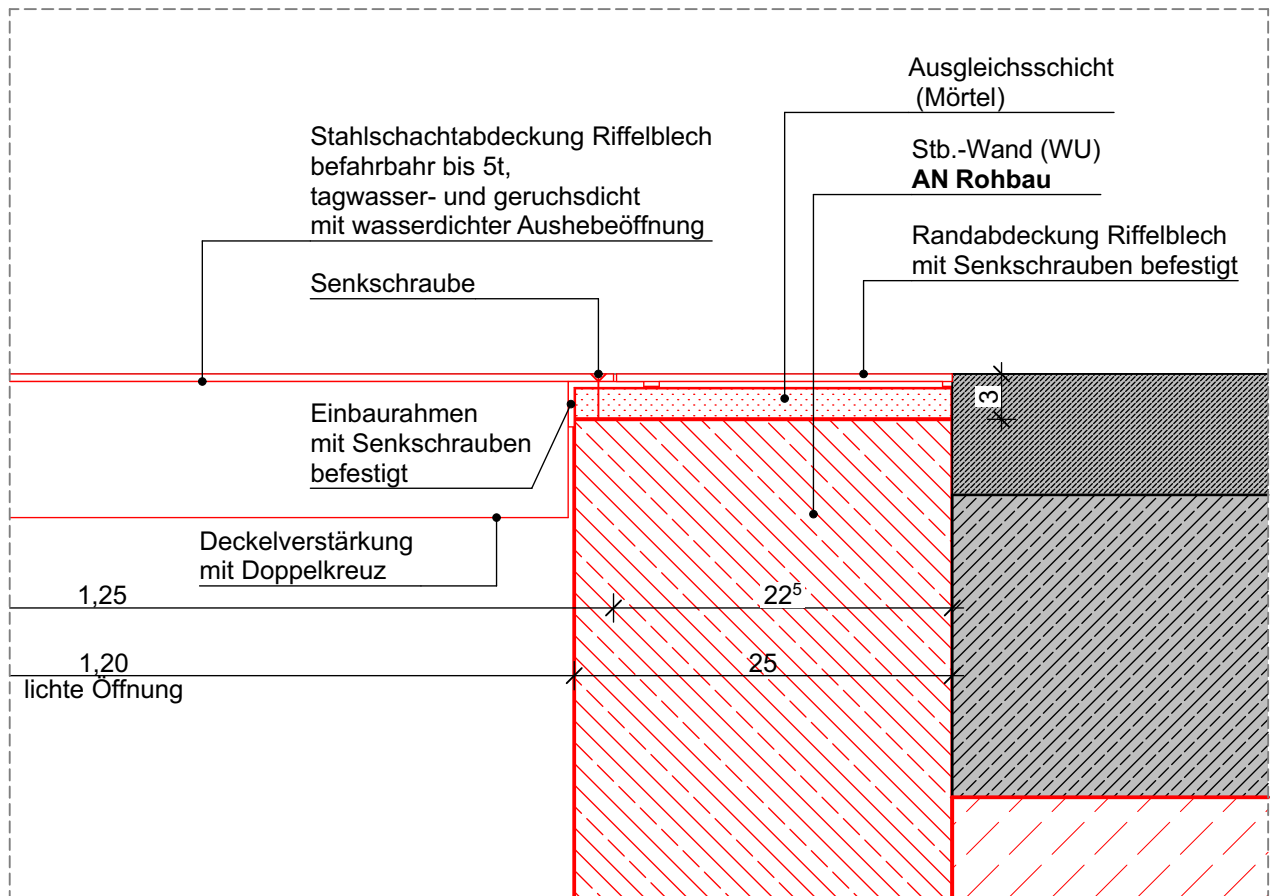

DETAIL | M 1:5
AUFLAGER SCHACHTDECKEL

OKFF EG +/- 0,00 = 68,19 ü. NN


Alle Maße sind Rohbaumaße sofern nicht anders angegeben.
Brüstungshöhen (BRH), Tür- und Fensterhöhen sind ab OKFF vermaßt.
Zeichnungen größeren Maßstabes haben vorrangige Gültigkeit.

Index	Änderungsbeschreibung	Datum	Name
01	Ergänzung Detail Auflager Schachtabdeckung	06.01.26	hbü

Sanierung Kreishaus Recklinghausen

LPH 5

Ausführungsplanung

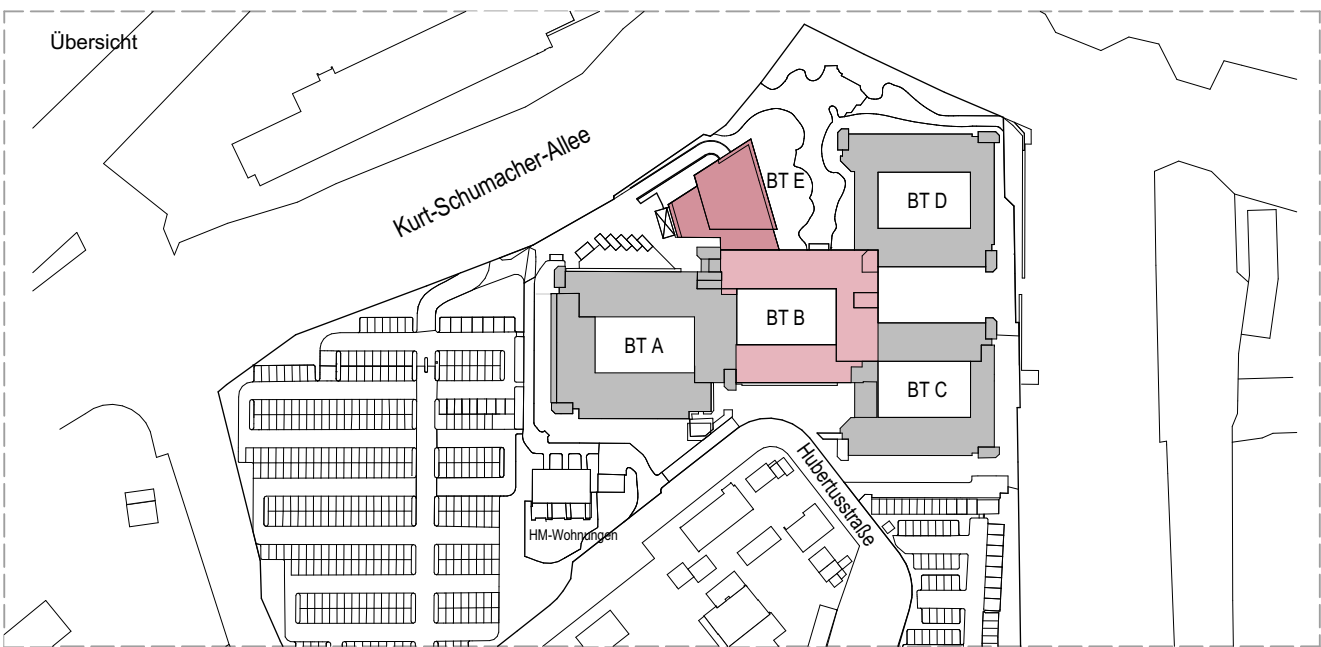

Bauherr



Kreis Recklinghausen
FD 23 Immobilienangelegenheiten
Kurt-Schumacher-Allee 1, 45657 Recklinghausen

Baugrundstück

Kurt-Schumacher-Allee 1, 45657 Recklinghausen

Auftragnehmer



assmann GmbH
Baroper Straße 237, 44227 Dortmund
Fon 0231.75445.0 Fax 0231.756010

Planverfasser

assmann architekten GmbH
Baroper Straße 237, 44227 Dortmund
Fon 0231.75445.0 Fax 0231.476010

Planinhalt

Pumpenschacht - UG Tiefgarage

Format
594 x 841 mm

Planschlüssel
0905_5_ASSO_BA2.E_G_FAR_DE_18_RB_Pumpenschacht - UG Tiefgarage_01_F

Gezeichnet
Imi

Geprüft

Maßstab
1:50, 1:5

Plotdatum
06.01.2026

Erstausgabe
03.11.2025

Indexdatum
06.01.2026

Index
01