


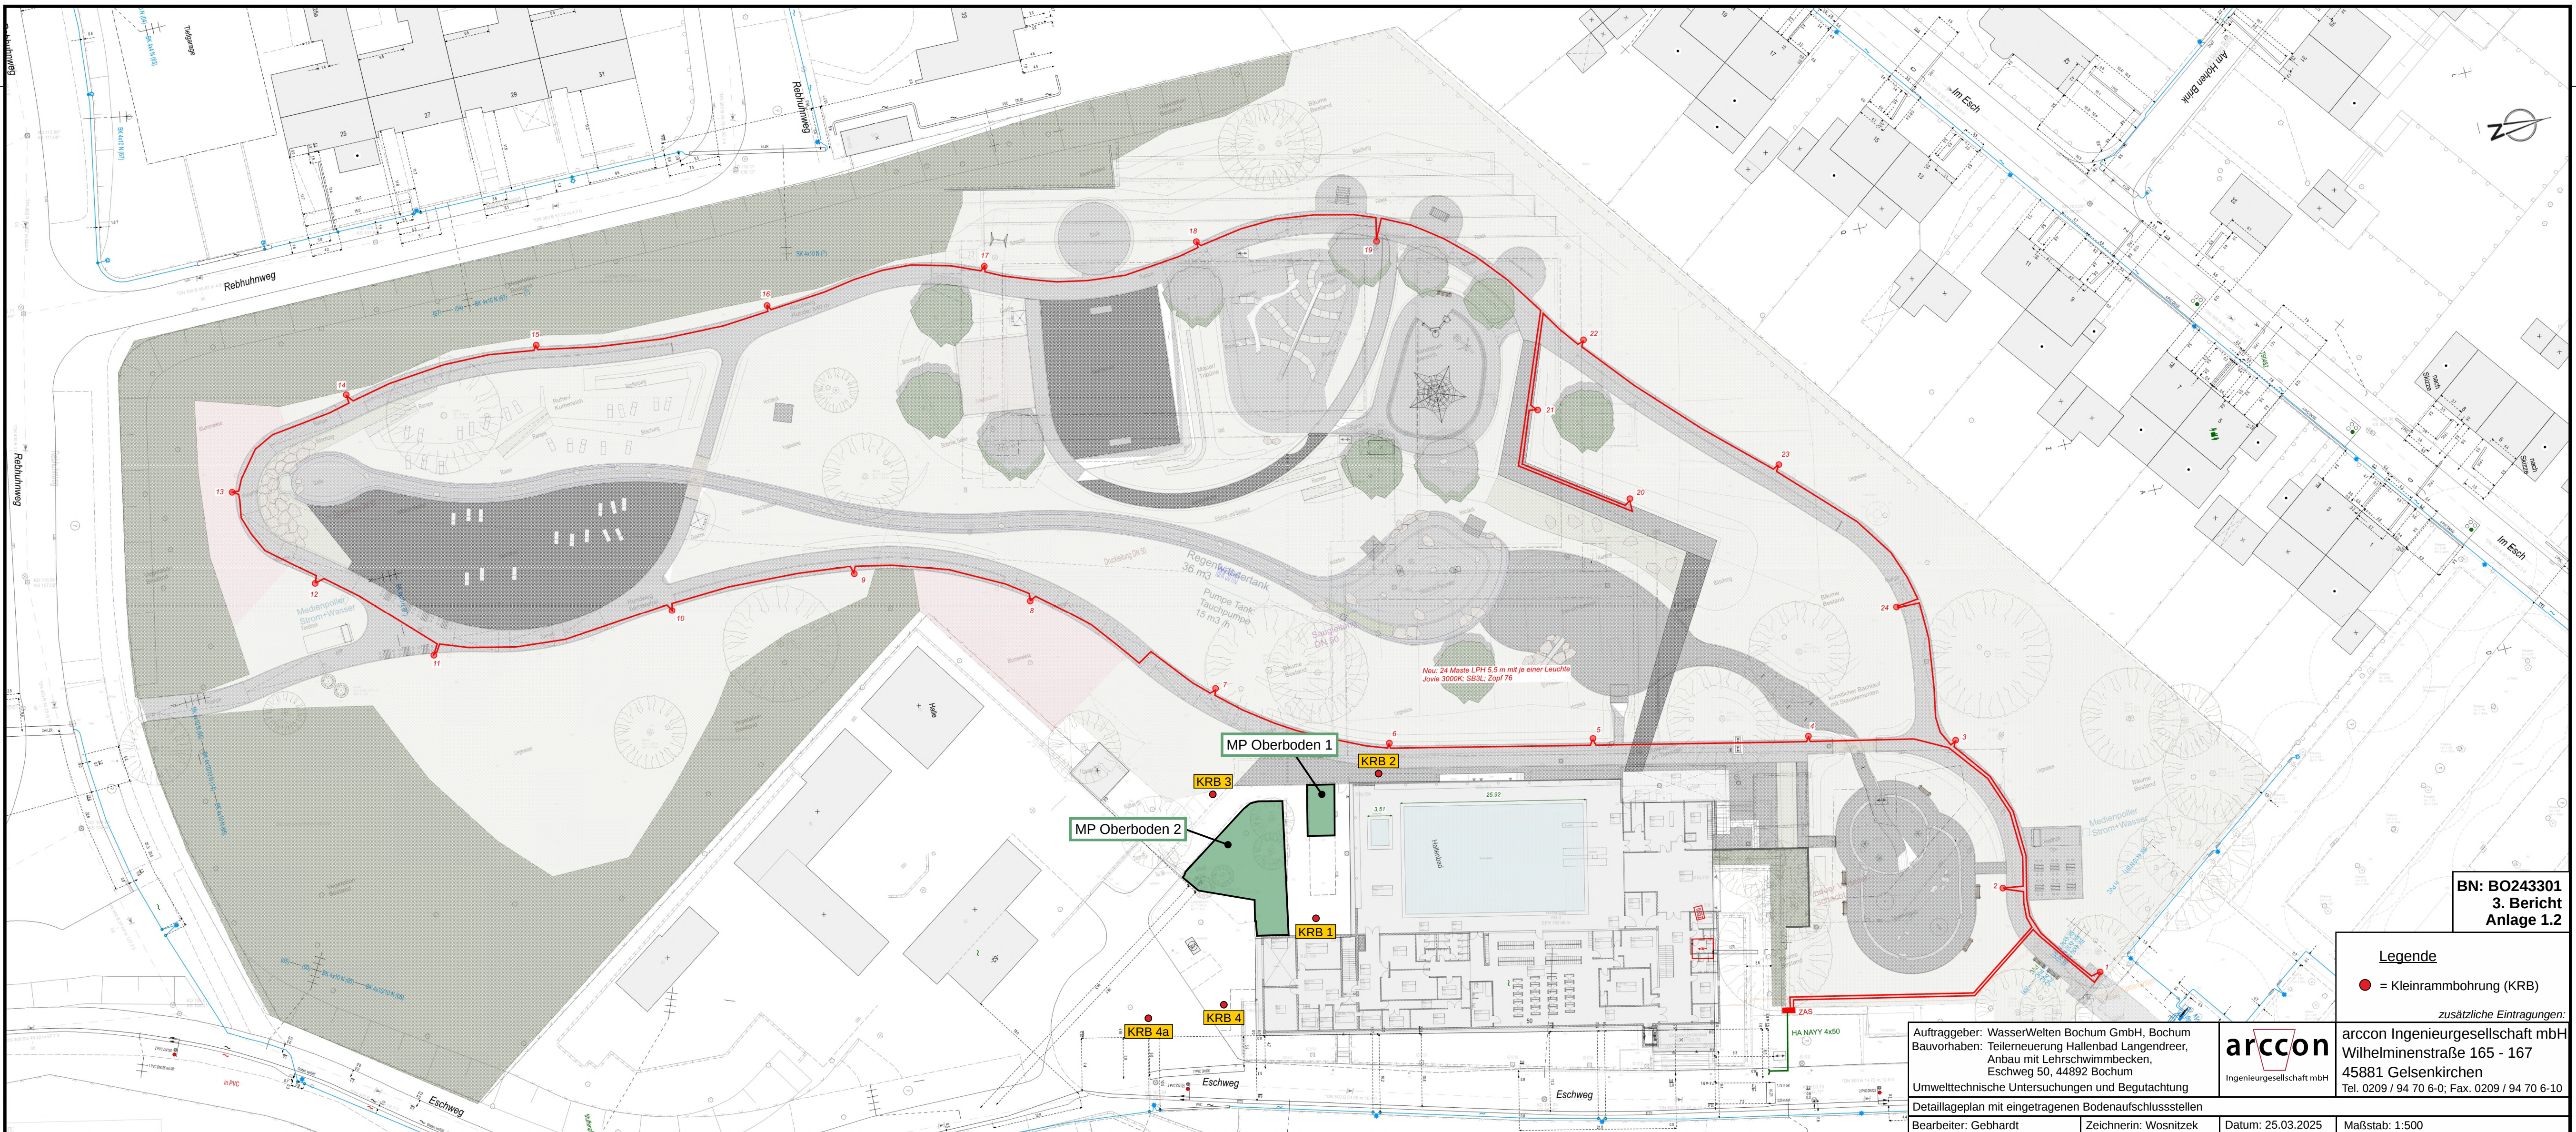

BN: BO243301
3. Bericht
Anlage 1.2

Legende

● = Kleinrammbohrung (KRB)

zusätzliche Eintragungen:

Auftraggeber: WasserWelten Bochum GmbH, Bochum
Bauvorhaben: Hallenbad Langendreer,
Anbau mit Lehrschwimmbecken,
Eschweg 50, 44892 Bochum

arcccon
Ingenieurgesellschaft mbH

arcccon Ingenieurgesellschaft mbH
Wilhelminenstraße 165 - 167
45881 Gelsenkirchen
Tel. 0209 / 94 70 6-0; Fax. 0209 / 94 70 6-10

Umwelttechnische Untersuchungen und Begutachtung
Detaillageplan mit eingetragenen Bodenaufschlussstellen

Bearbeiter: Gebhardt Zeichnerin: Wosnitzek Datum: 25.03.2025 Maßstab: 1:500