



KOPIE

Stadt Bochum
Tiefbauamt 66 42 G
Grundstücksentwässerung
Die Aktenauskunft ist unverbindlich.
Eine Gewähr für die Richtigkeit
der Auskunft wird nicht übernommen.

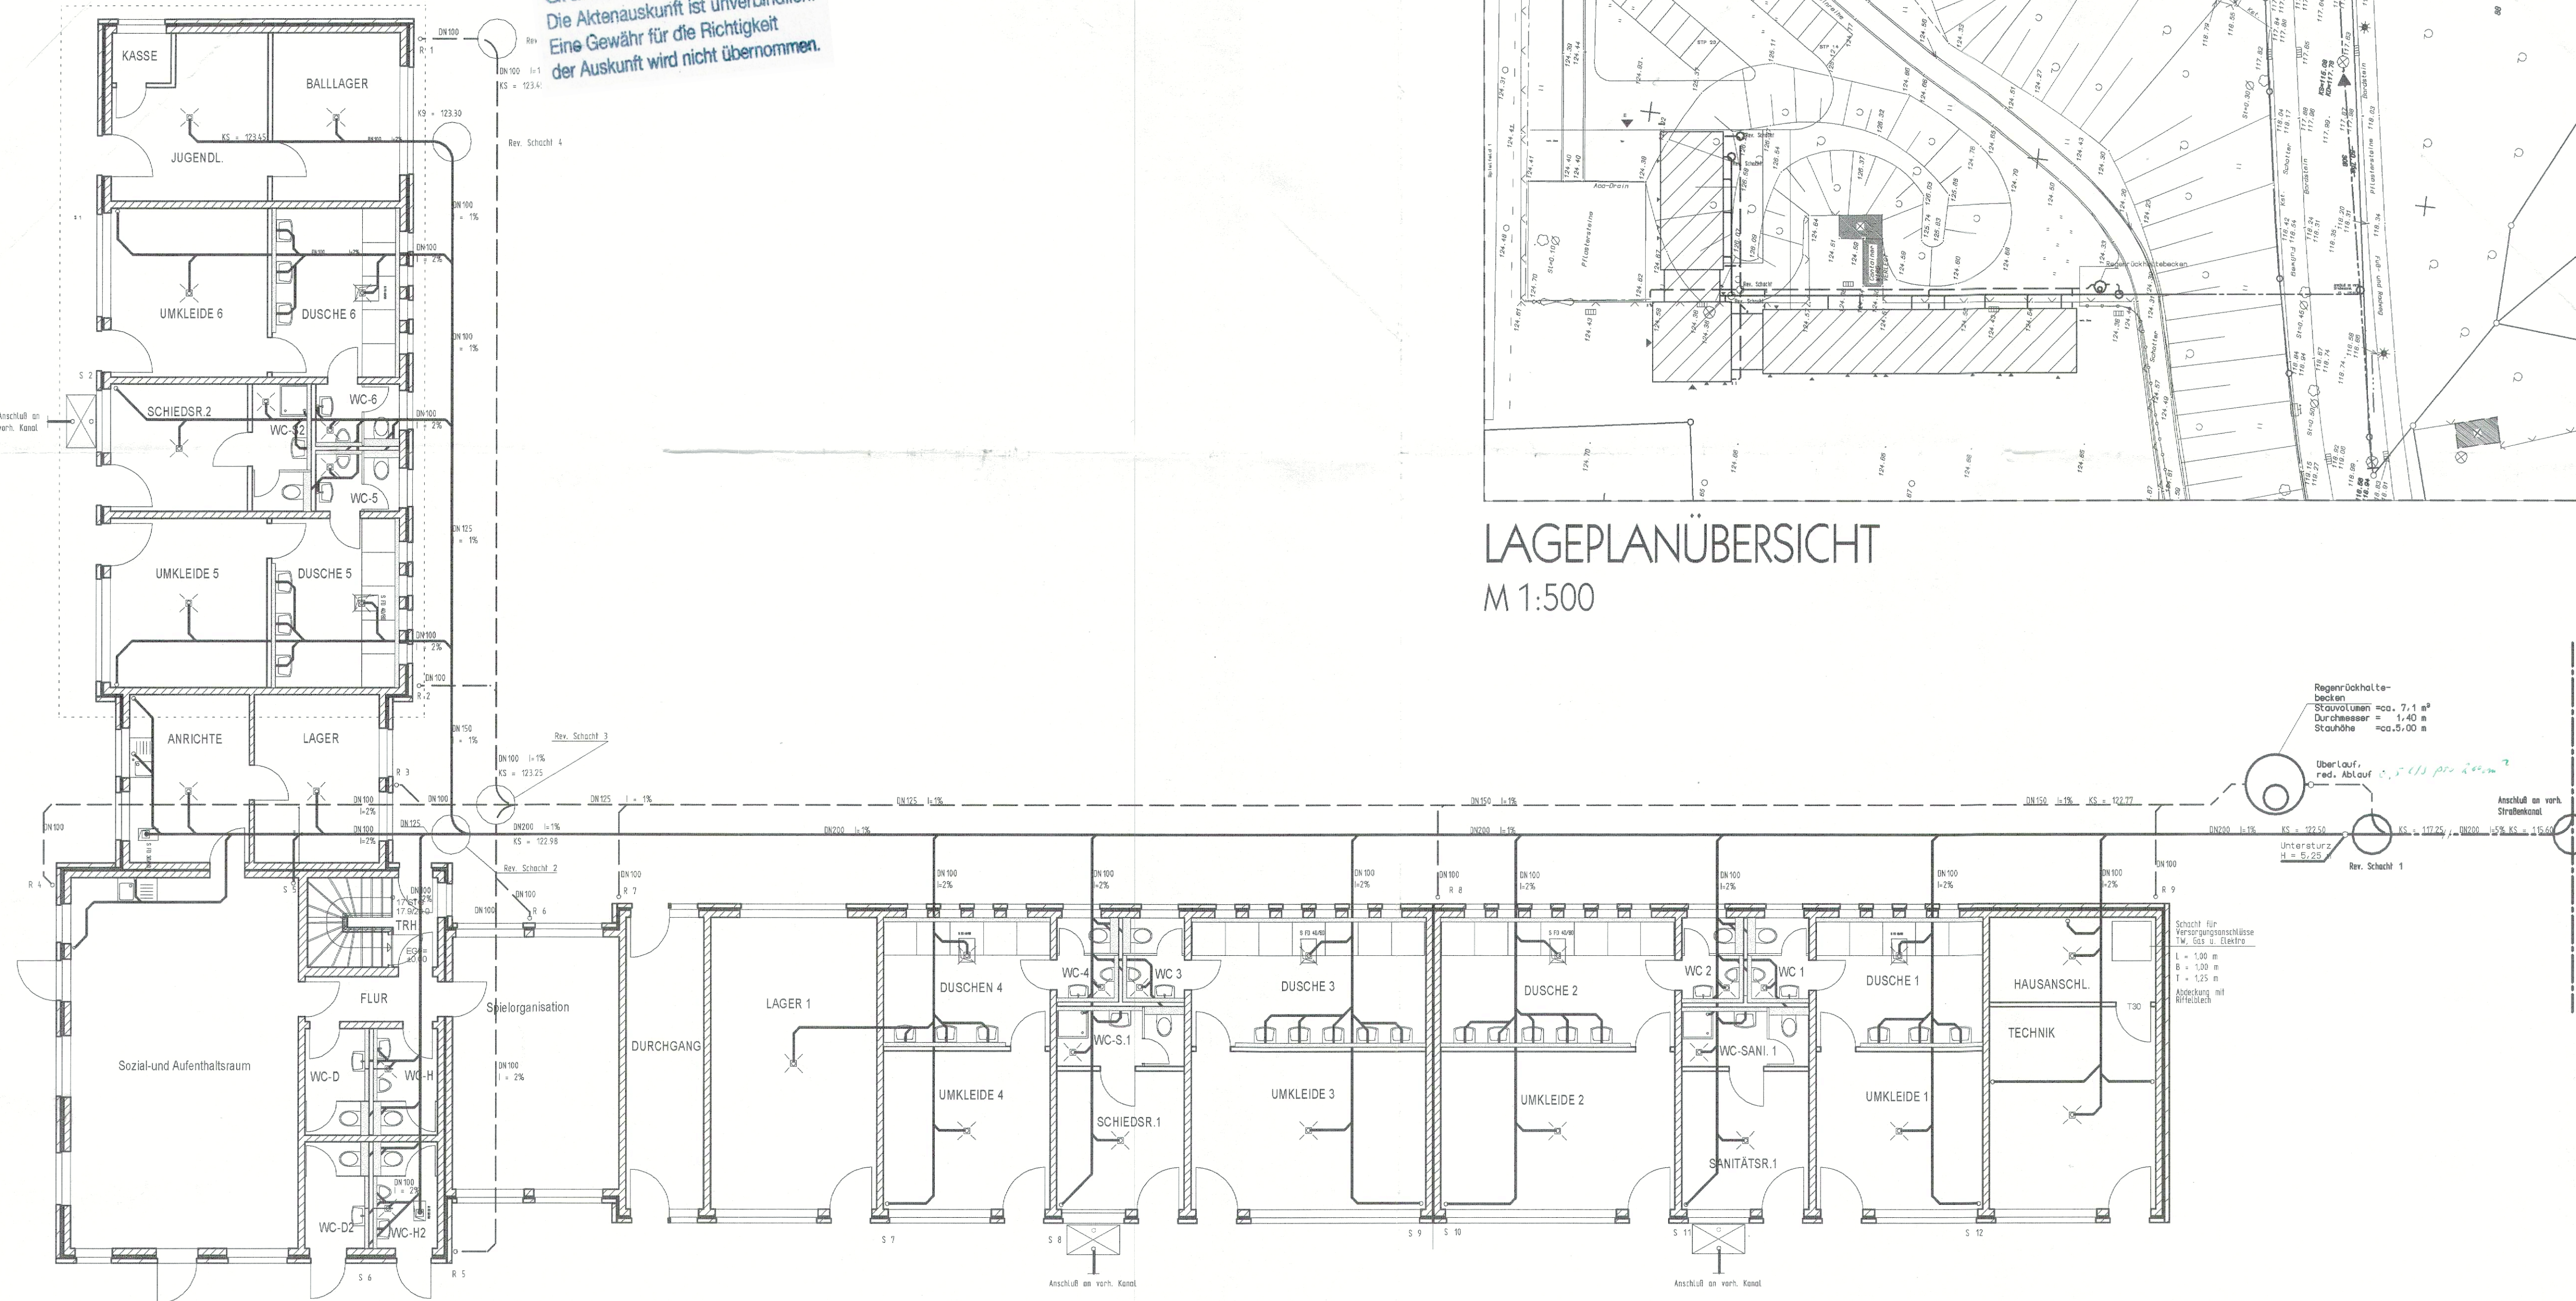



LAGEPLANÜBERSICHT
M 1:500

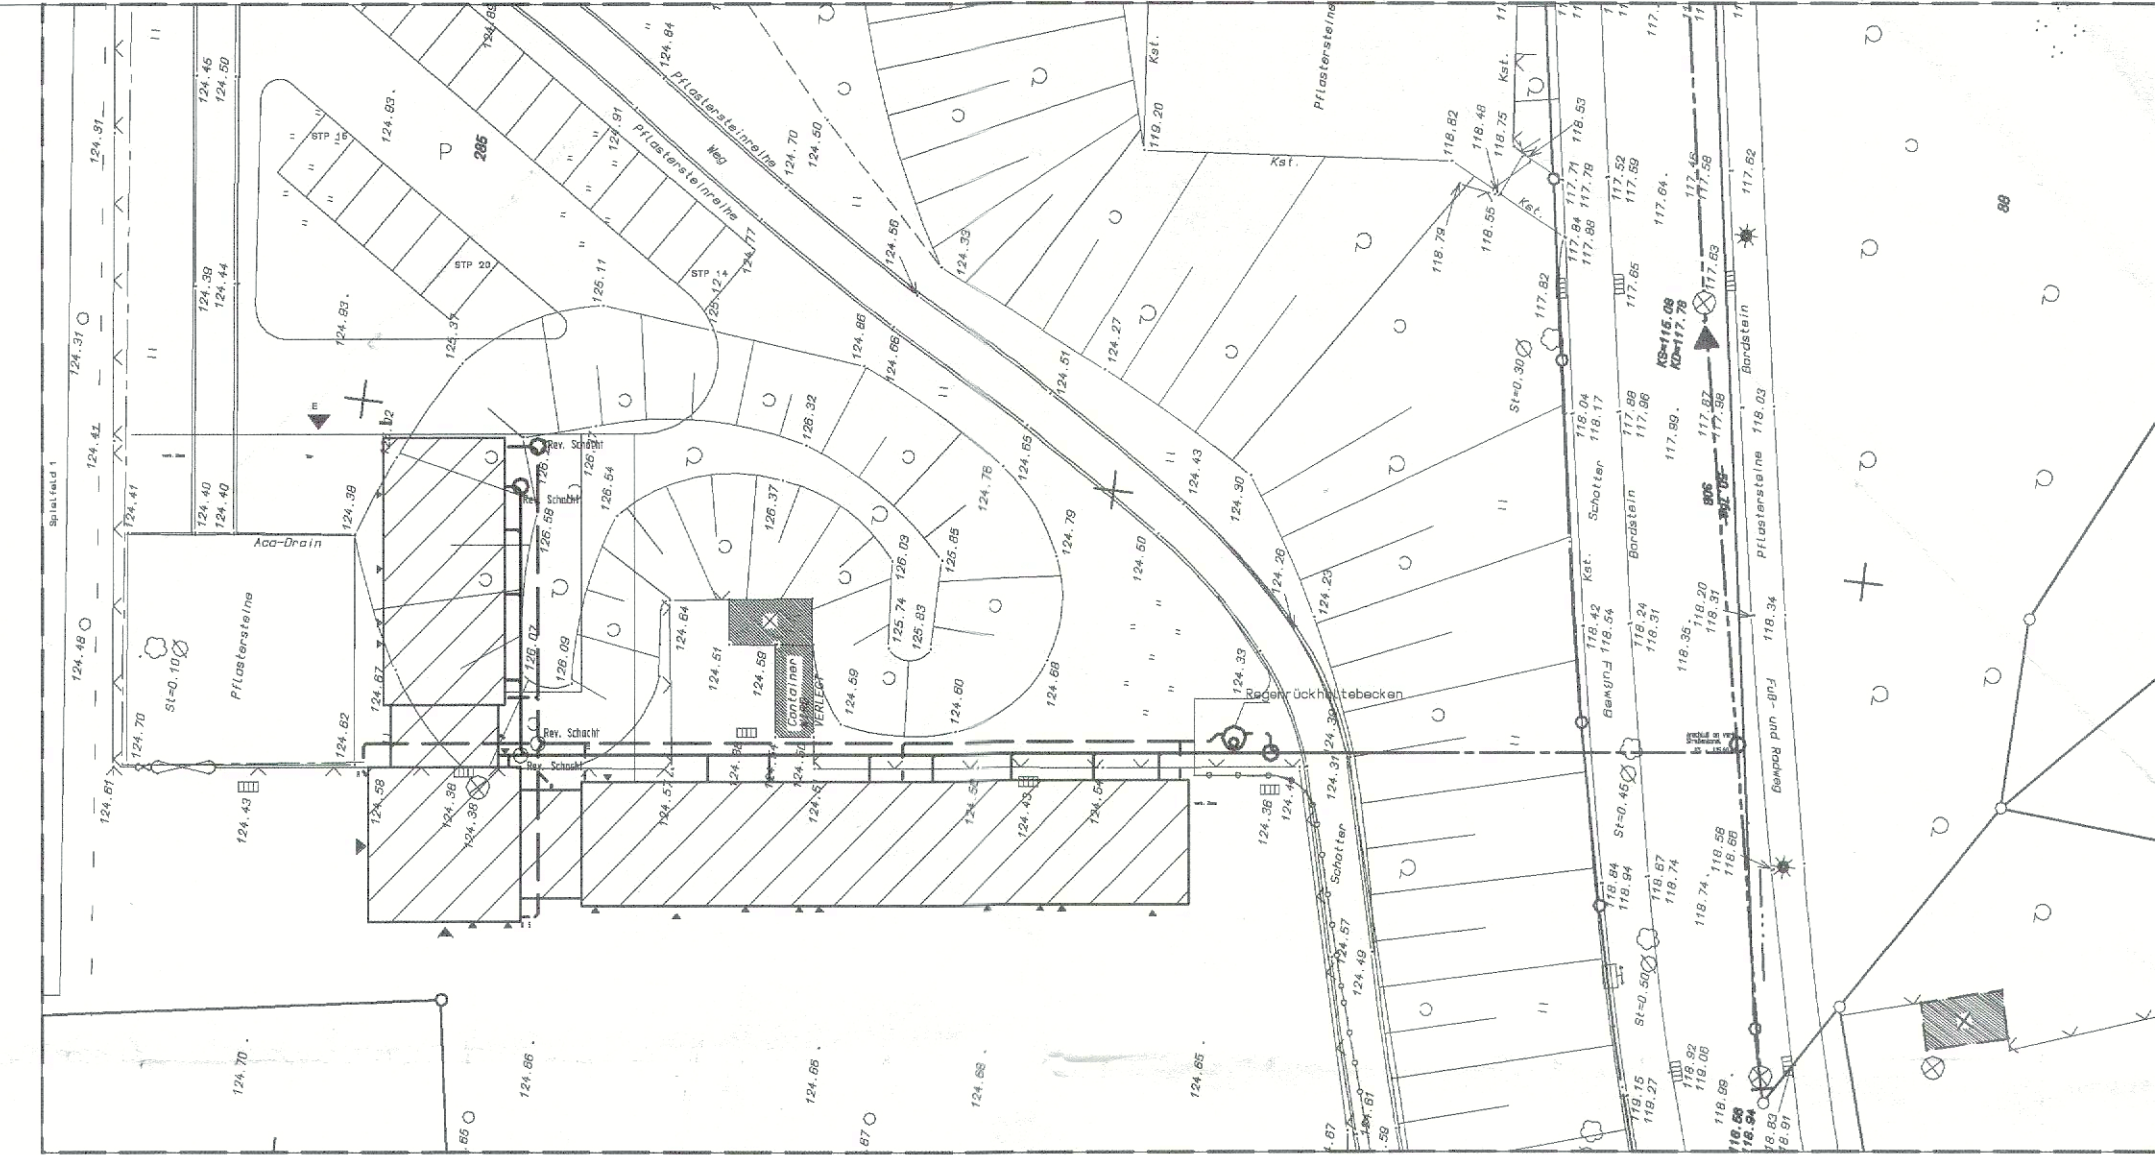

Legende Kanalbau

- SW Schmutzwasser
- RW Regenwasser
- MW Mischwasser
- ⊗ Bodeneinlauf mit GV

ÜBERSICHT

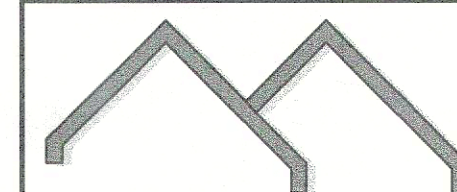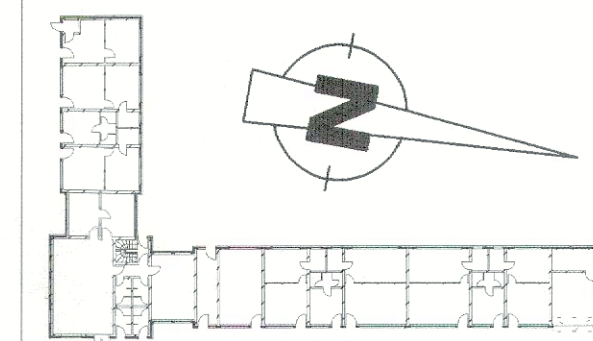

ARCHITEKTUR - INGENIEURBÜRO
DIPL.-ING. ROLF OVERKÄMPING

44799 Bochum | Universitätsstrasse 108 | fon: +49 234/ 90486-0 | fax: +49 234/ 90486-66
mail: info@r-overkaemping.de | www.r-overkaemping.de

BAUWERK Neubau eines Jugendsportzentrums
und einer Platzwartwohnung
Hiltroper Strasse; 44807 Bochum

BAUHERR EGR-Entwicklungsgesellschaft Ruhr mbH
im Auftrag der Stadt Bochum
Steinring 43; 44789 Bochum

BAUTEIL Erdgeschoss-Entwässerungsantrag

Unterschrift Bauherr	Unterschrift Architekt DIPL.-ING. R. OVERKÄMPING Universitätsstr. 108 44799 Bochum Tel. 02 34 / 90486-0 Fax 02 34 / 90486-66	Freigabe Bauleiter	Blatt-Nummer EW-1
----------------------	---	--------------------	----------------------

Gezeichnet td CAD 2	Auftr.-Nummer 380	Blattgröße	Maßstab 1:100 1:500	Plot-Datum 08.03.02	Index
---------------------------	----------------------	------------	---------------------------	------------------------	-------

H/B = 450.0 / 900.0 (0.41m²) Allplan FT

ERDGESCHOSSGRUNDRISS
M 1:100

Stadt Bochum
Tiefbauamt 66 - 411 G
Grundstücksentwässerung
Plan eingesehen
Bochum, den 17.9.02
Der Oberbürgermeister
Dr. Armin