


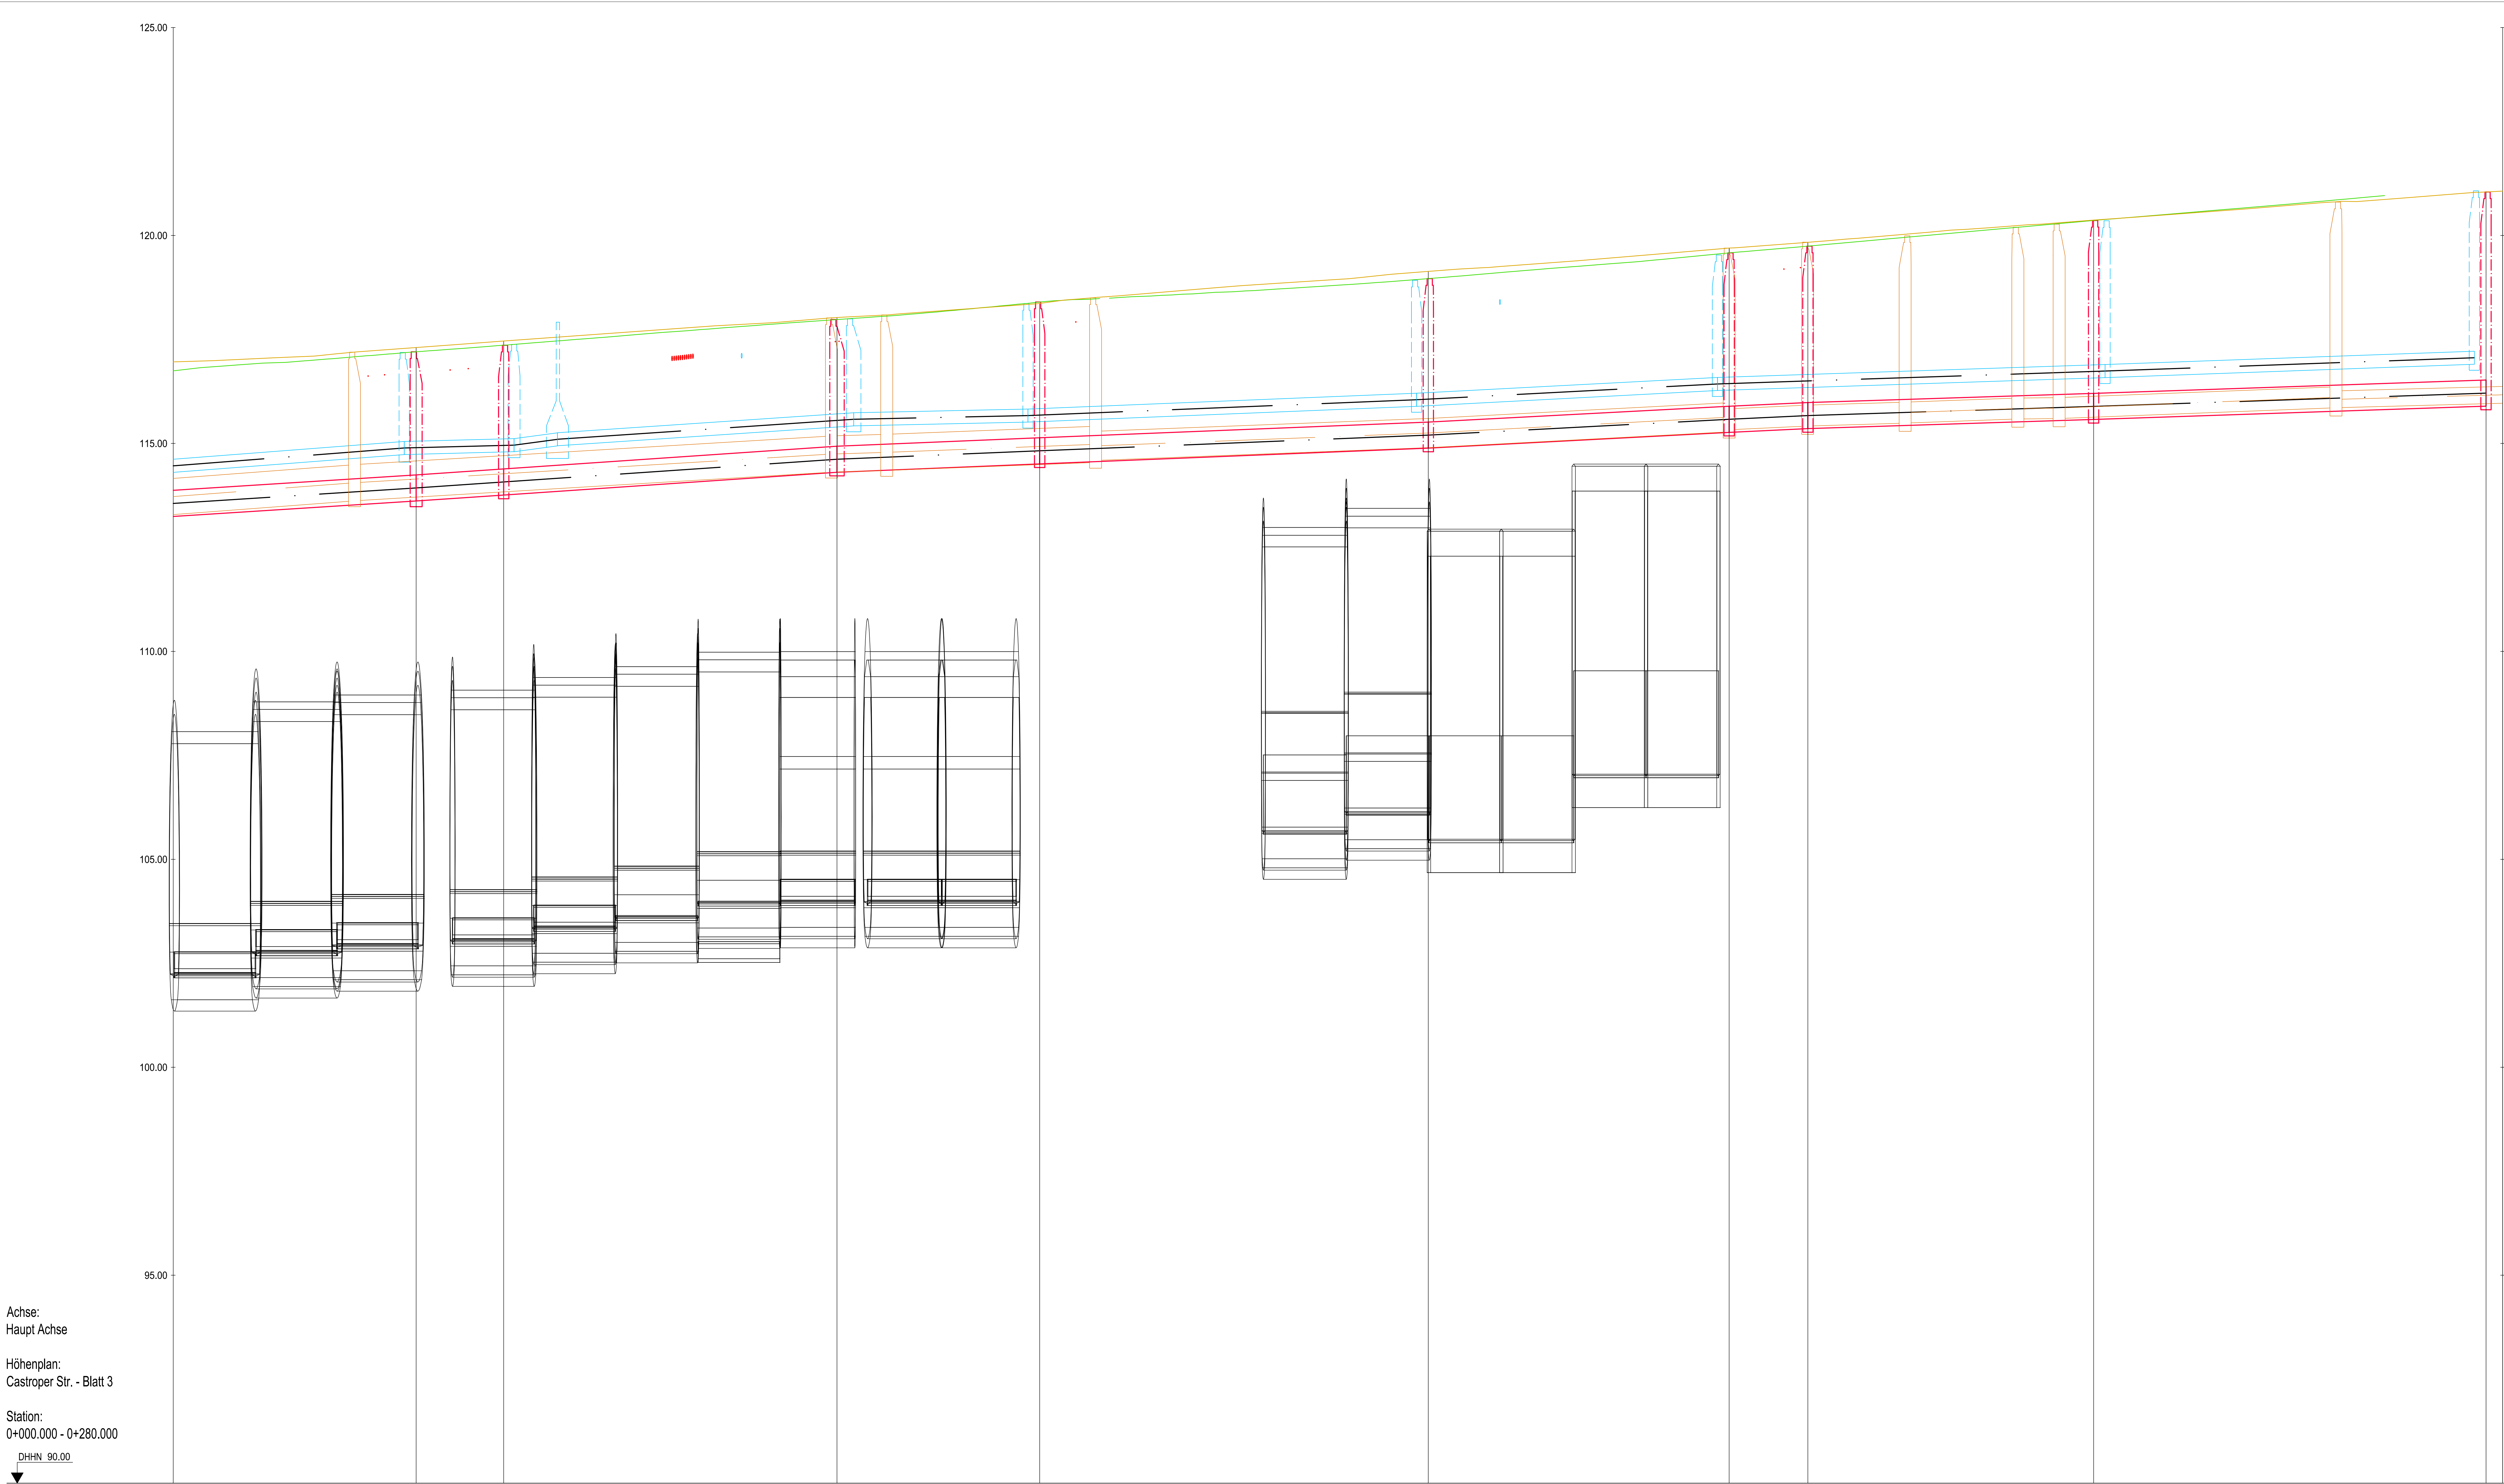

Achse:
Haupt Achse

Höhenplan:
Castroper Str. - Blatt 3

Station:
0+000.000 - 0+280.000

DHHN 90.00

Schachtbezeichnung		111	110		108	105		104		103	102		101		100
MW	Haltingslänge	[m]													
MW	Nennweite		DN 500 Sb	DN 500 Sb	DN 500 Sb	DN 500 Sb	DN 500 Sb	DN 500 Sb	DN 500 Sb	DN 500 Sb	DN 500 Sb	DN 500 Sb	DN 500 Sb	DN 500 Sb	DN 500 Sb
MW	Sohlgefälle	[%]	12.7%	13.6%	13.6%	8.3%	8.1%	10.5%	9.5%	6.4%	6.8%				
MW	Schachtdeckelhöhe	[m]	113.08 113.08	117.26 117.26		114.97 114.97	114.40	114.95 114.95	115.33 115.33	115.42 115.42	115.74 115.74	115.36 115.36	115.64 115.64	115.06 115.06	
MW	Rohrsohle	[m]	113.10	113.08	113.02	114.97	114.57	114.95	115.33	115.42	115.74	115.36	115.64	115.06	

Schachtbezeichnung		211	210	209		207	204		203		202		201		200
RWu	Haltingslänge	[m]													
RWu	Nennweite		DN 300 PVC-U	DN 300 PVC-U	DN 300 PVC-U	DN 300 PVC-U	DN 300 PVC-U	DN 300 PVC-U	DN 300 PVC-U	DN 300 PVC-U	DN 300 PVC-U	DN 300 PVC-U	DN 300 PVC-U	DN 300 PVC-U	DN 300 PVC-U
RWu	Sohlgefälle	[%]	15.4%	5.1%	27.0%	13.4%	4.3%	8.1%	10.5%	6.7%	7.2%				
RWu	Schachtdeckelhöhe	[m]	114.74 114.74	117.26 117.26	117.26 117.26	115.63 115.63	115.52 115.52	115.52 115.52	115.90 115.90	115.28 115.28	115.52 115.52	115.59 115.59	115.99 115.99	115.07 115.07	
RWu	Rohrsohle	[m]	114.74	117.26	117.26	115.63	115.52	115.52	115.90	115.28	115.52	115.59	115.99	115.07	

Kanalneuplanung

DN 300 Stz - 40.00m - 25.46 ‰
Schmutzwasser

DN 300 Stz - 40.00m - 25.46 ‰
Regenwasser, Schmutz

DN 300 Stz - 40.00m - 25.46 ‰
Regenwasser, unbelastet

DN 300 Stz - 40.00m - 25.46 ‰
Schmutzwasser

Kanalbestand

1910
DN 300 Stz - 40.00m - 25.46 ‰
Schmutzwasser

1910
DN 300 Stz - 40.00m - 25.46 ‰
Regenwasser

1910
DN 300 Stz - 40.00m - 25.46 ‰
Schmutzwasser

Versorger Planung

Planung GW

Planung FW

Planung Strom

Kanalbestand

Bestand Telekom

Bestand GW

Bestand FW

Bestand Strom

Versorger Bestand

verschlossener Stutzen

offener Stutzen

nicht untersuchter Bereich

Bemerkung:

Die Lage der Versorgungsleitungen ist nachrichtlich in den Lageplan übernommen.
Maßgebend sind die Unterlagen der Versorgungsunternehmen.
Im Zweifelsfall sind Probebohrungen durchzuführen.

Die Lage der Hausanschlüsse ist nachrichtlich in den Lageplan eingezeichnet.
Maßgebend sind die Angaben im Kanaluntersuchungsbericht.

Alle Maße und Angaben sind von der bauausführenden Firma eigenverantwortlich zu prüfen.
Unstimmigkeiten sind der Bauleitung unverzüglich mitzuteilen.

Die Kanaldeckel sind dem Gelände der Örtlichkeit anzupassen.

Gilt nur für die Ausschreibung

Plan-Nr. 4494_011_03_3003_LS

Maßstab 1:250

Datum 19.05.20 / 89.10

Änderungen:

Bearbeitet

Gezeichnet

GM-geprüft

Zustimmung

Nr.

Datum

I II III

IV V VI

AblM

HA

RAT

Stadt Bochum

- Tiefbauamt -

Plan zur Ausführung

freigegeben für 12 Monate

Datum: 06.4

STADT BOCHUM

Tiefbauamt

Abt. Entwässerung und Gewässer

Projekt

Kanalneubau

Castroper Straße 2.BA

Längsschnitt 100-211 Ausführungslage

Projekt Nr.: 409154

EG - Grummer Bach -

Bochum, im

Maßstab

Höhen 1:100

Längen 1:250

Blatt 3.3

66.4

66.41

66.42

66.43

66.44

66.45

gez.

gez.

gez.

gez.

gez.

gez.

Pfist: