




Schnitt B-B

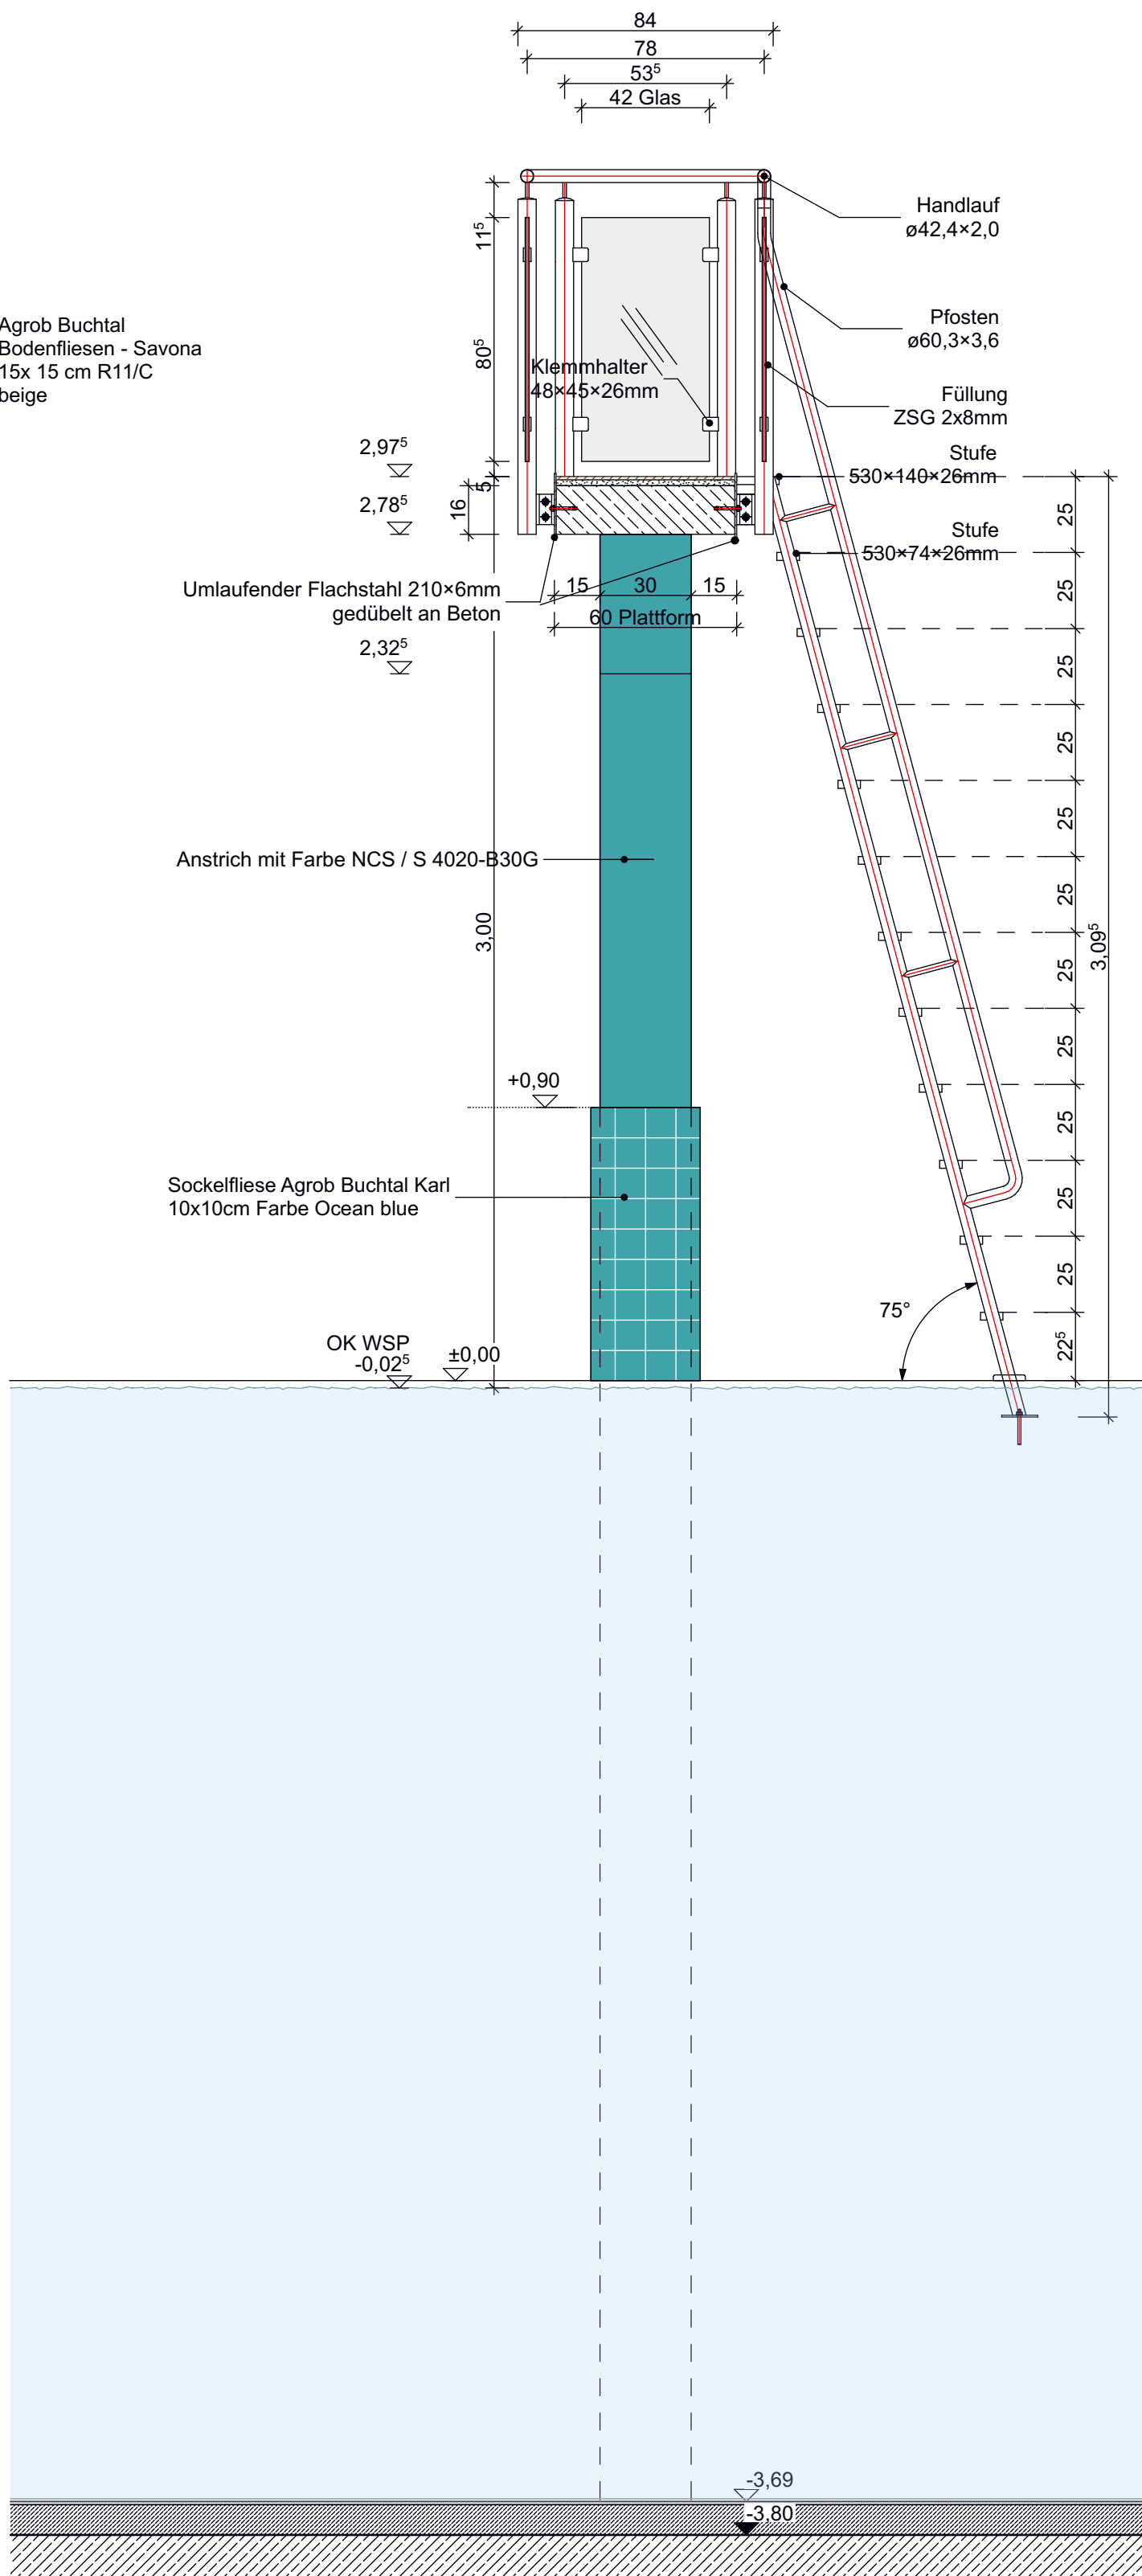


Schnitt A-A

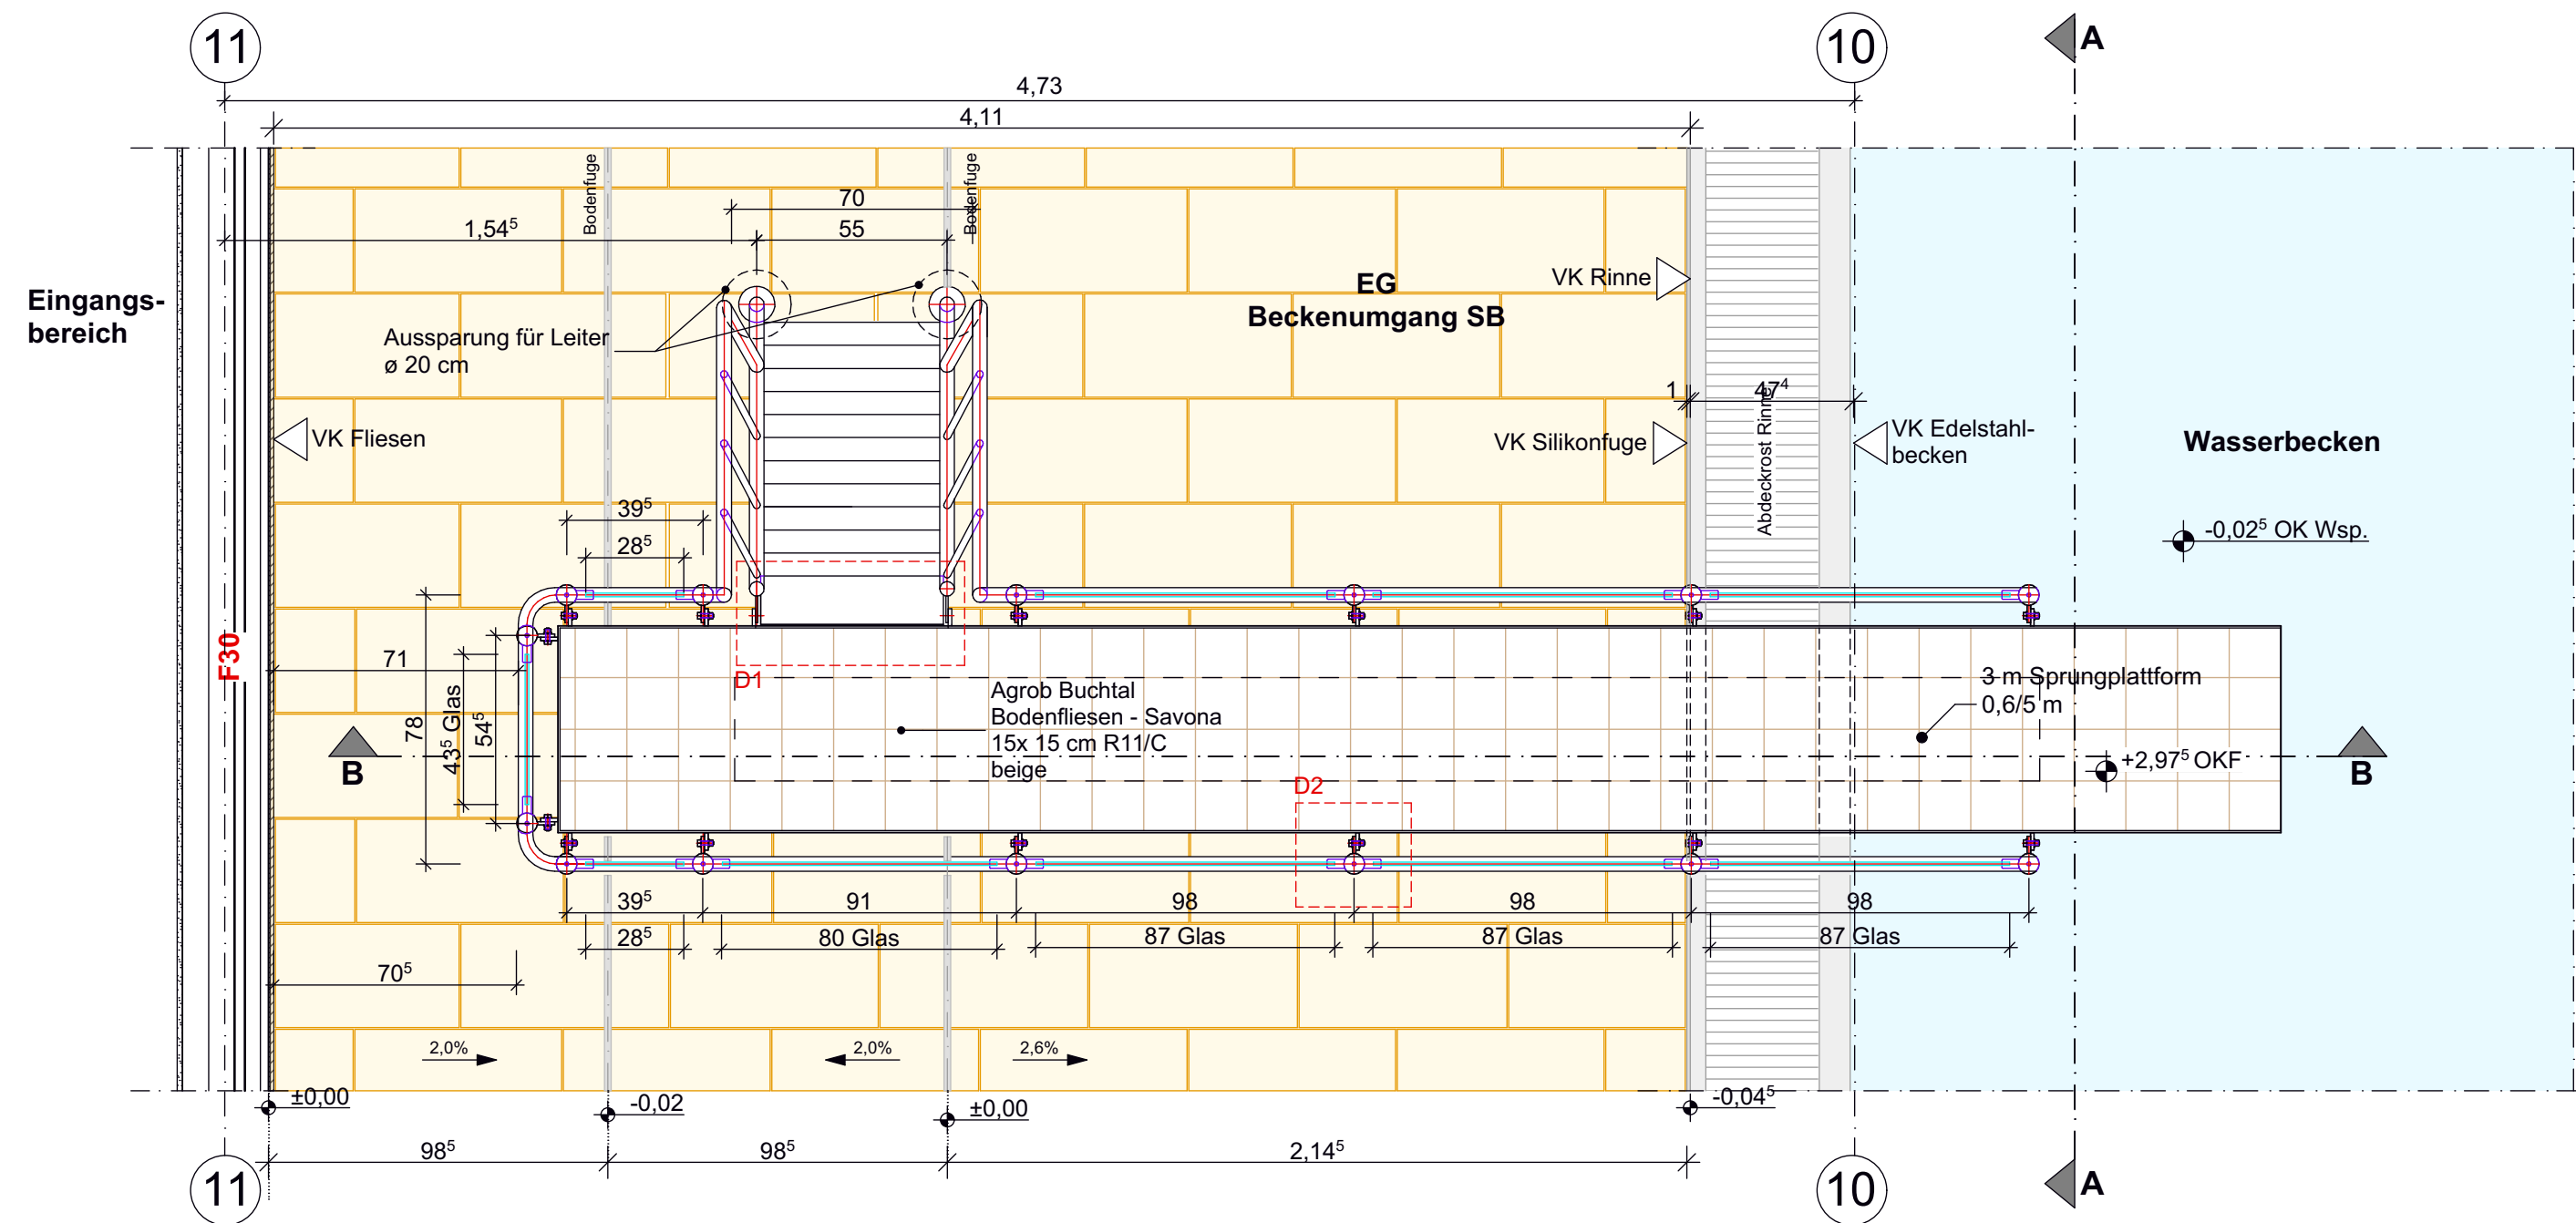


Grundriss

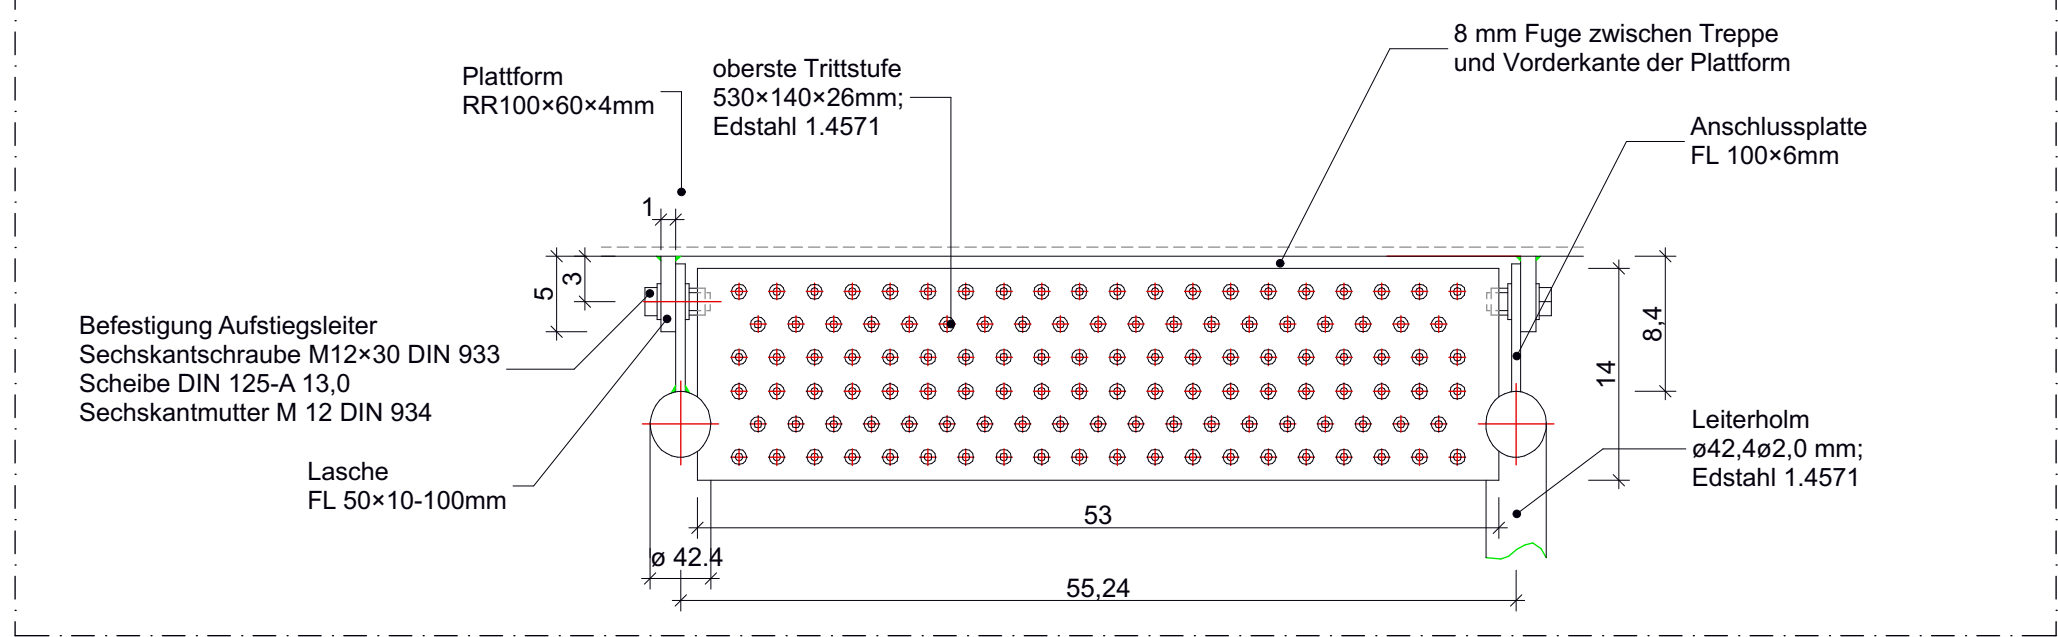

Detail D1
Leiteranschluß, oben Draufsicht M 1:5

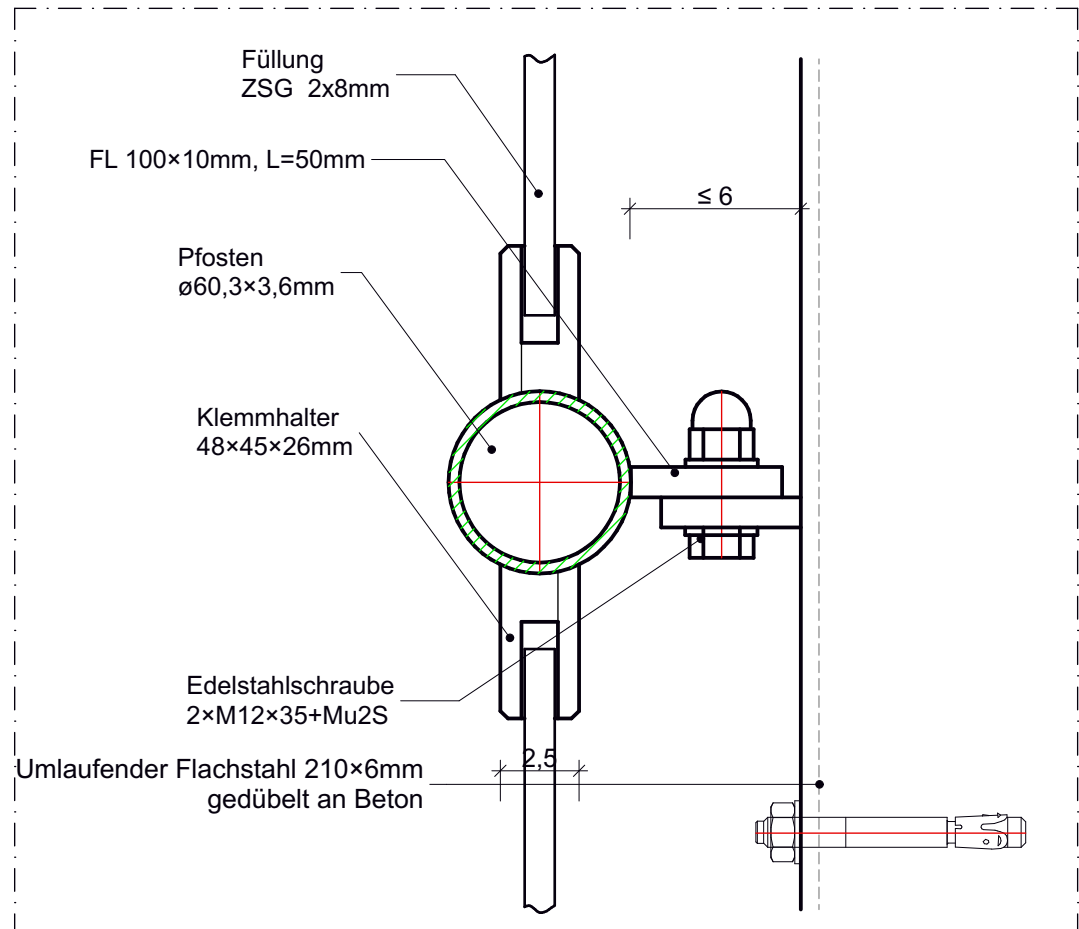

Detail D2
Pfostenanschluß Draufsicht
M 1:2,5

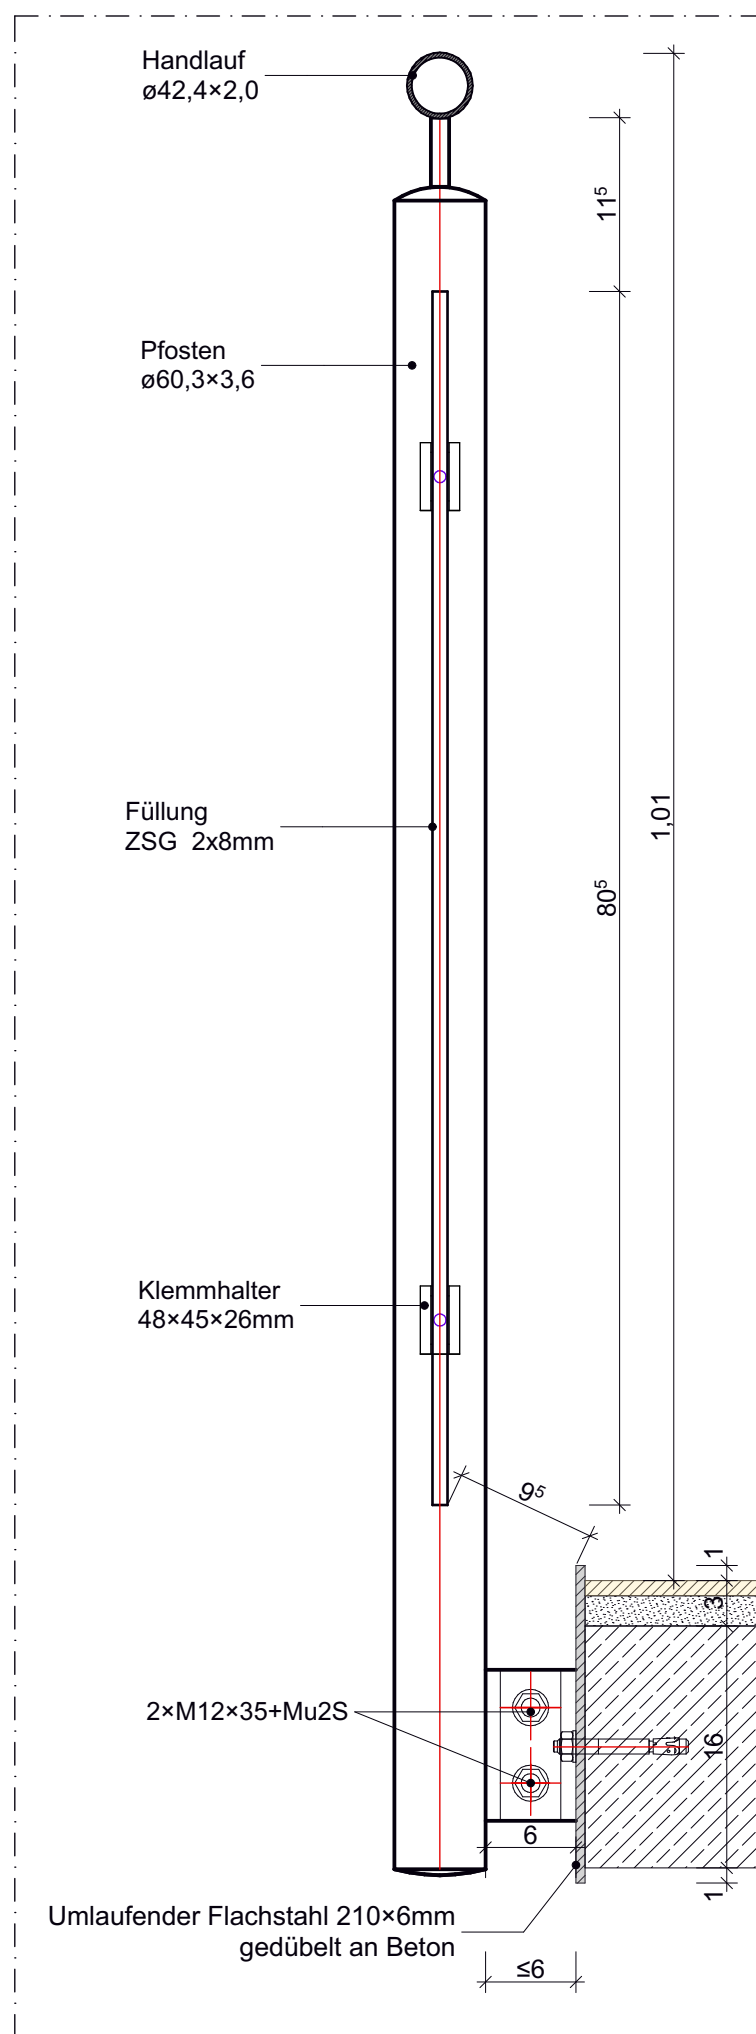

Detail D3
Längsschnitt Pfosten
M 1:5

G+B GEISING & BÖCKER GENERALPLANER	Generalplaner: G+B Generalplaner GmbH	Bauherr: Sport- und Bäderbetriebe Essen	Projektname: Neubau Hallenbad Essen-Borbeck	Plan erstellt: 30.07.2024	Proj.-Nummer: G18051
	Schulterblatt 58 20357 Hamburg Tel. 040 - 401905-0 Fax 040 - 4905331	Porscheplatz 1 45127 Essen Tel. 0201 885 200 0 Fax 0201 885 2004	Planungsstand: Ausführungsplanung	Maßstab: 1:20, 1:5	Geeignet: HS
	Datum/Unterschrift	Datum/Unterschrift	Planbezeichnung: 3m Sprungplattform	Plan-Nr. 5-A80-X40.03-f01	
			Index	Art der Änderung	Name Datum Verteiler