


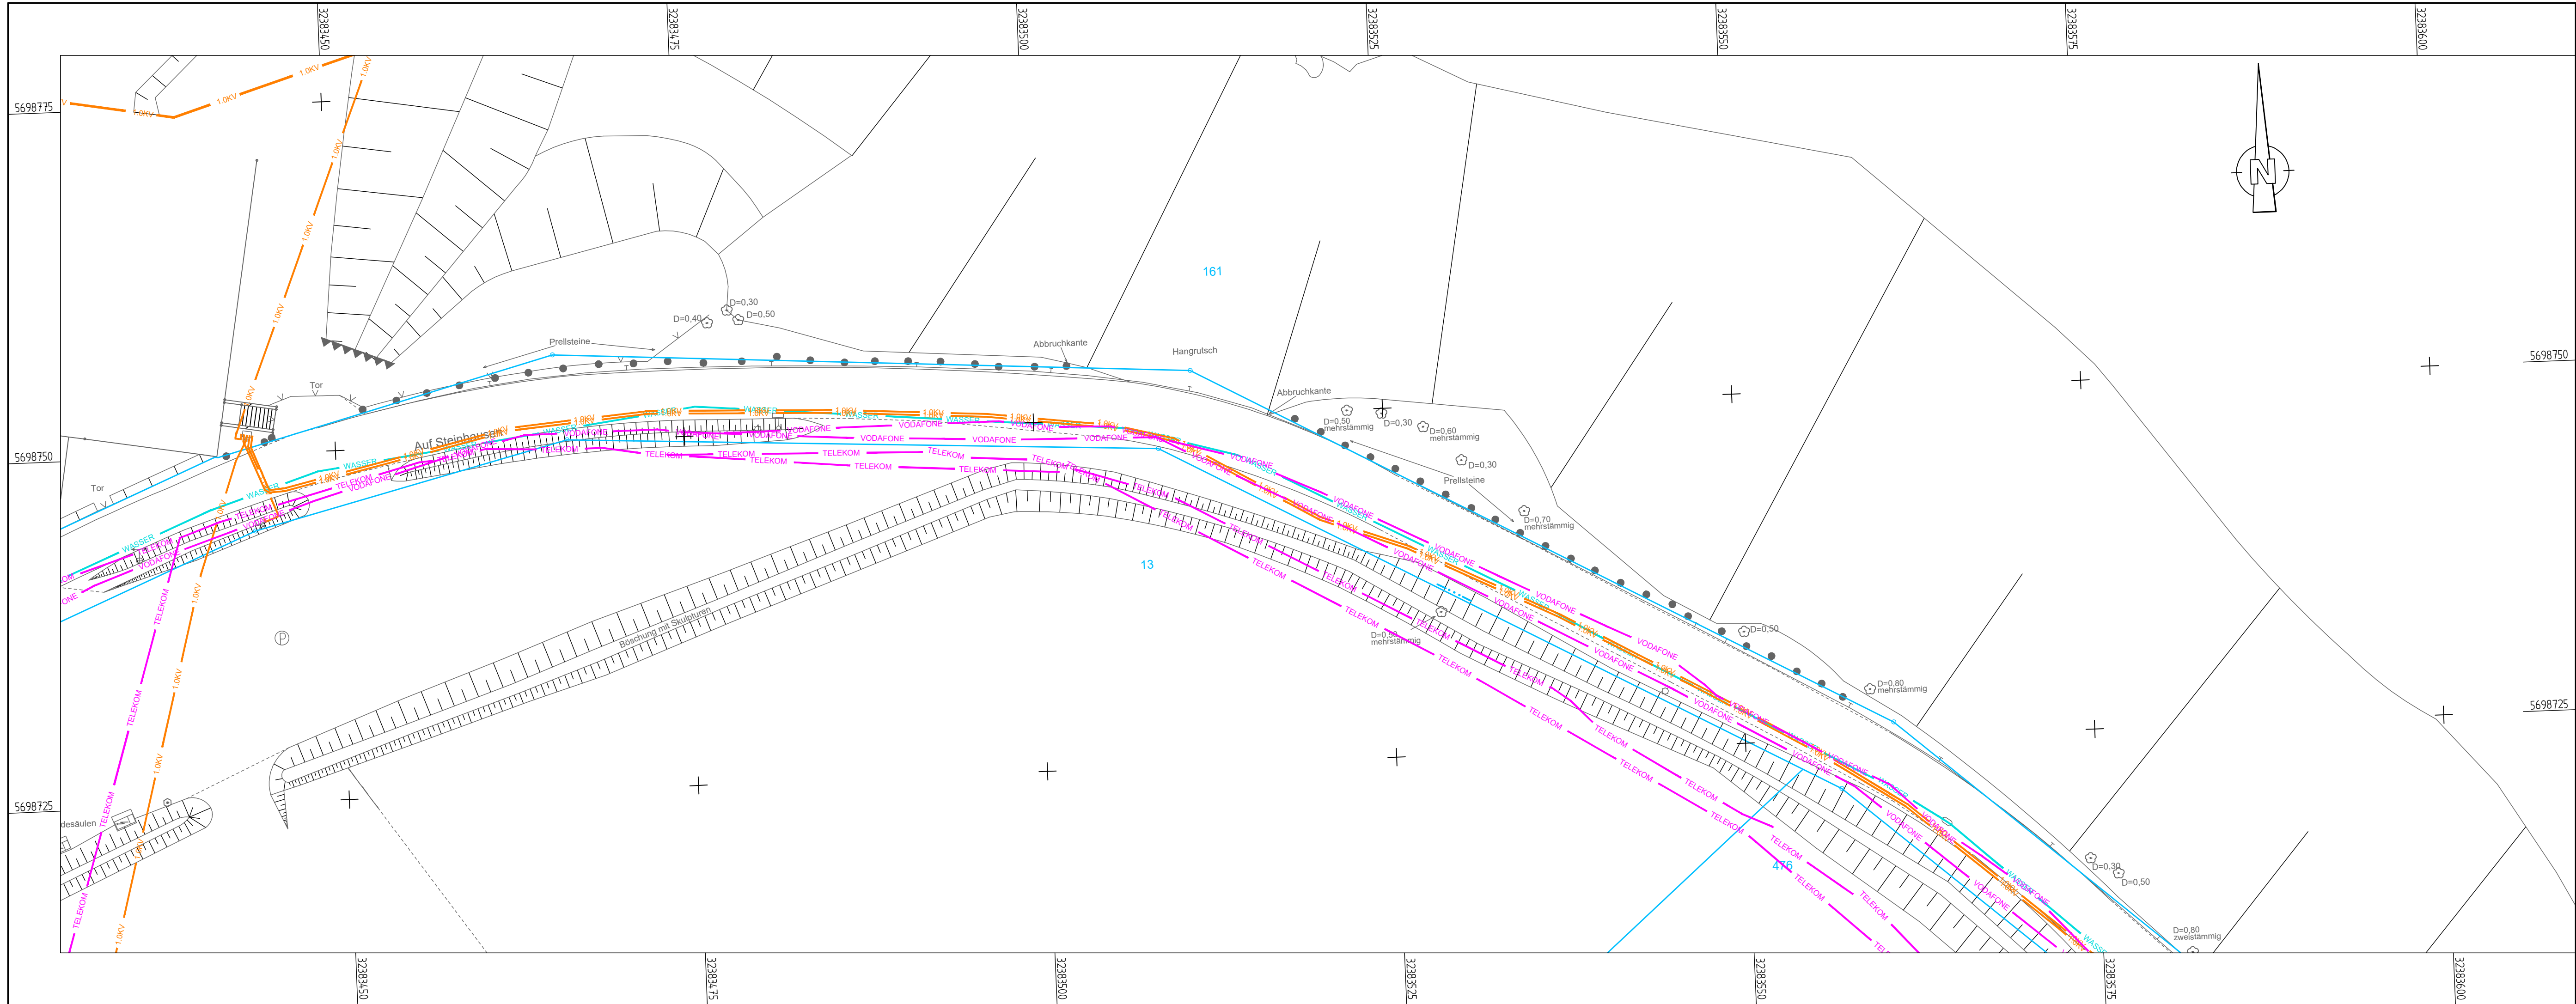

Legende	
	Stromleitung - 1.0KV
	Trinkwasserleitung
	Telekom
	Vodafone
	Best. Baum
	Best. Beleuchtung
	Best. Unterflurhydrant
	Best. Netzverteilerkasten
	Best. Straßenverkehrsmast
	Best. Prellstein

- Zu Beachten:
- Alle Angaben und Maße sind vor Ort zu prüfen.
 - Die Vermessung ist vom StA. 62 Bodenmanagement & Wirtschaftsförderung im aml. ETRS89 - UTM32 - Lagesystem im Höhennetz DHHN 2016 HST 170 vermessen worden (Stand: Aug. 2024).
 - Die Trassen der Ver- und Entsorgungsleitungen sind nur nachrichtlich in den Plänen dargestellt. Für die genaue Lage der Ver- und Entsorgungsleitungen wird keine Gewähr übernommen. Die genaue Lage muss vor Ort durch die Ver- und Entsorger festgelegt werden.
 - Die Regeldetails der Stadt Witten sind zu beachten.

 Witten Universitätsstadt an der Ruhr		Stadt Witten Tiefbauamt Straßen- und Brückenbau	
Auf Steinhausen		Unterlage: 5.2	
		Blatt Nr.: 1	
		Maß.Nr.: 0226 (StrWegKon)	
Lageplan Leitungsbestand		Datum	Zeichen
		bearbeitet	04.04.2025 Cokara
		gezeichnet	04.04.2025 Cokara
		geprüft	09.03.2026 Papenfuß
		Maßstab : 1: 250 Blattgröße: 0,950 m X 0,297 m	
Mitzeichnung, Tech. Straßenausst.: gez. Olga Habiger Witten, den 27.05.2026		Stand: Ausführungsplanung	
Mitzeichnung, Straßenbau: gez. Julian Papenfuß Witten, den 09.03.2026		Freigegeben, Amtsleitung: gez. Helmut Schotenröhr Witten, den 27.05.2026	