


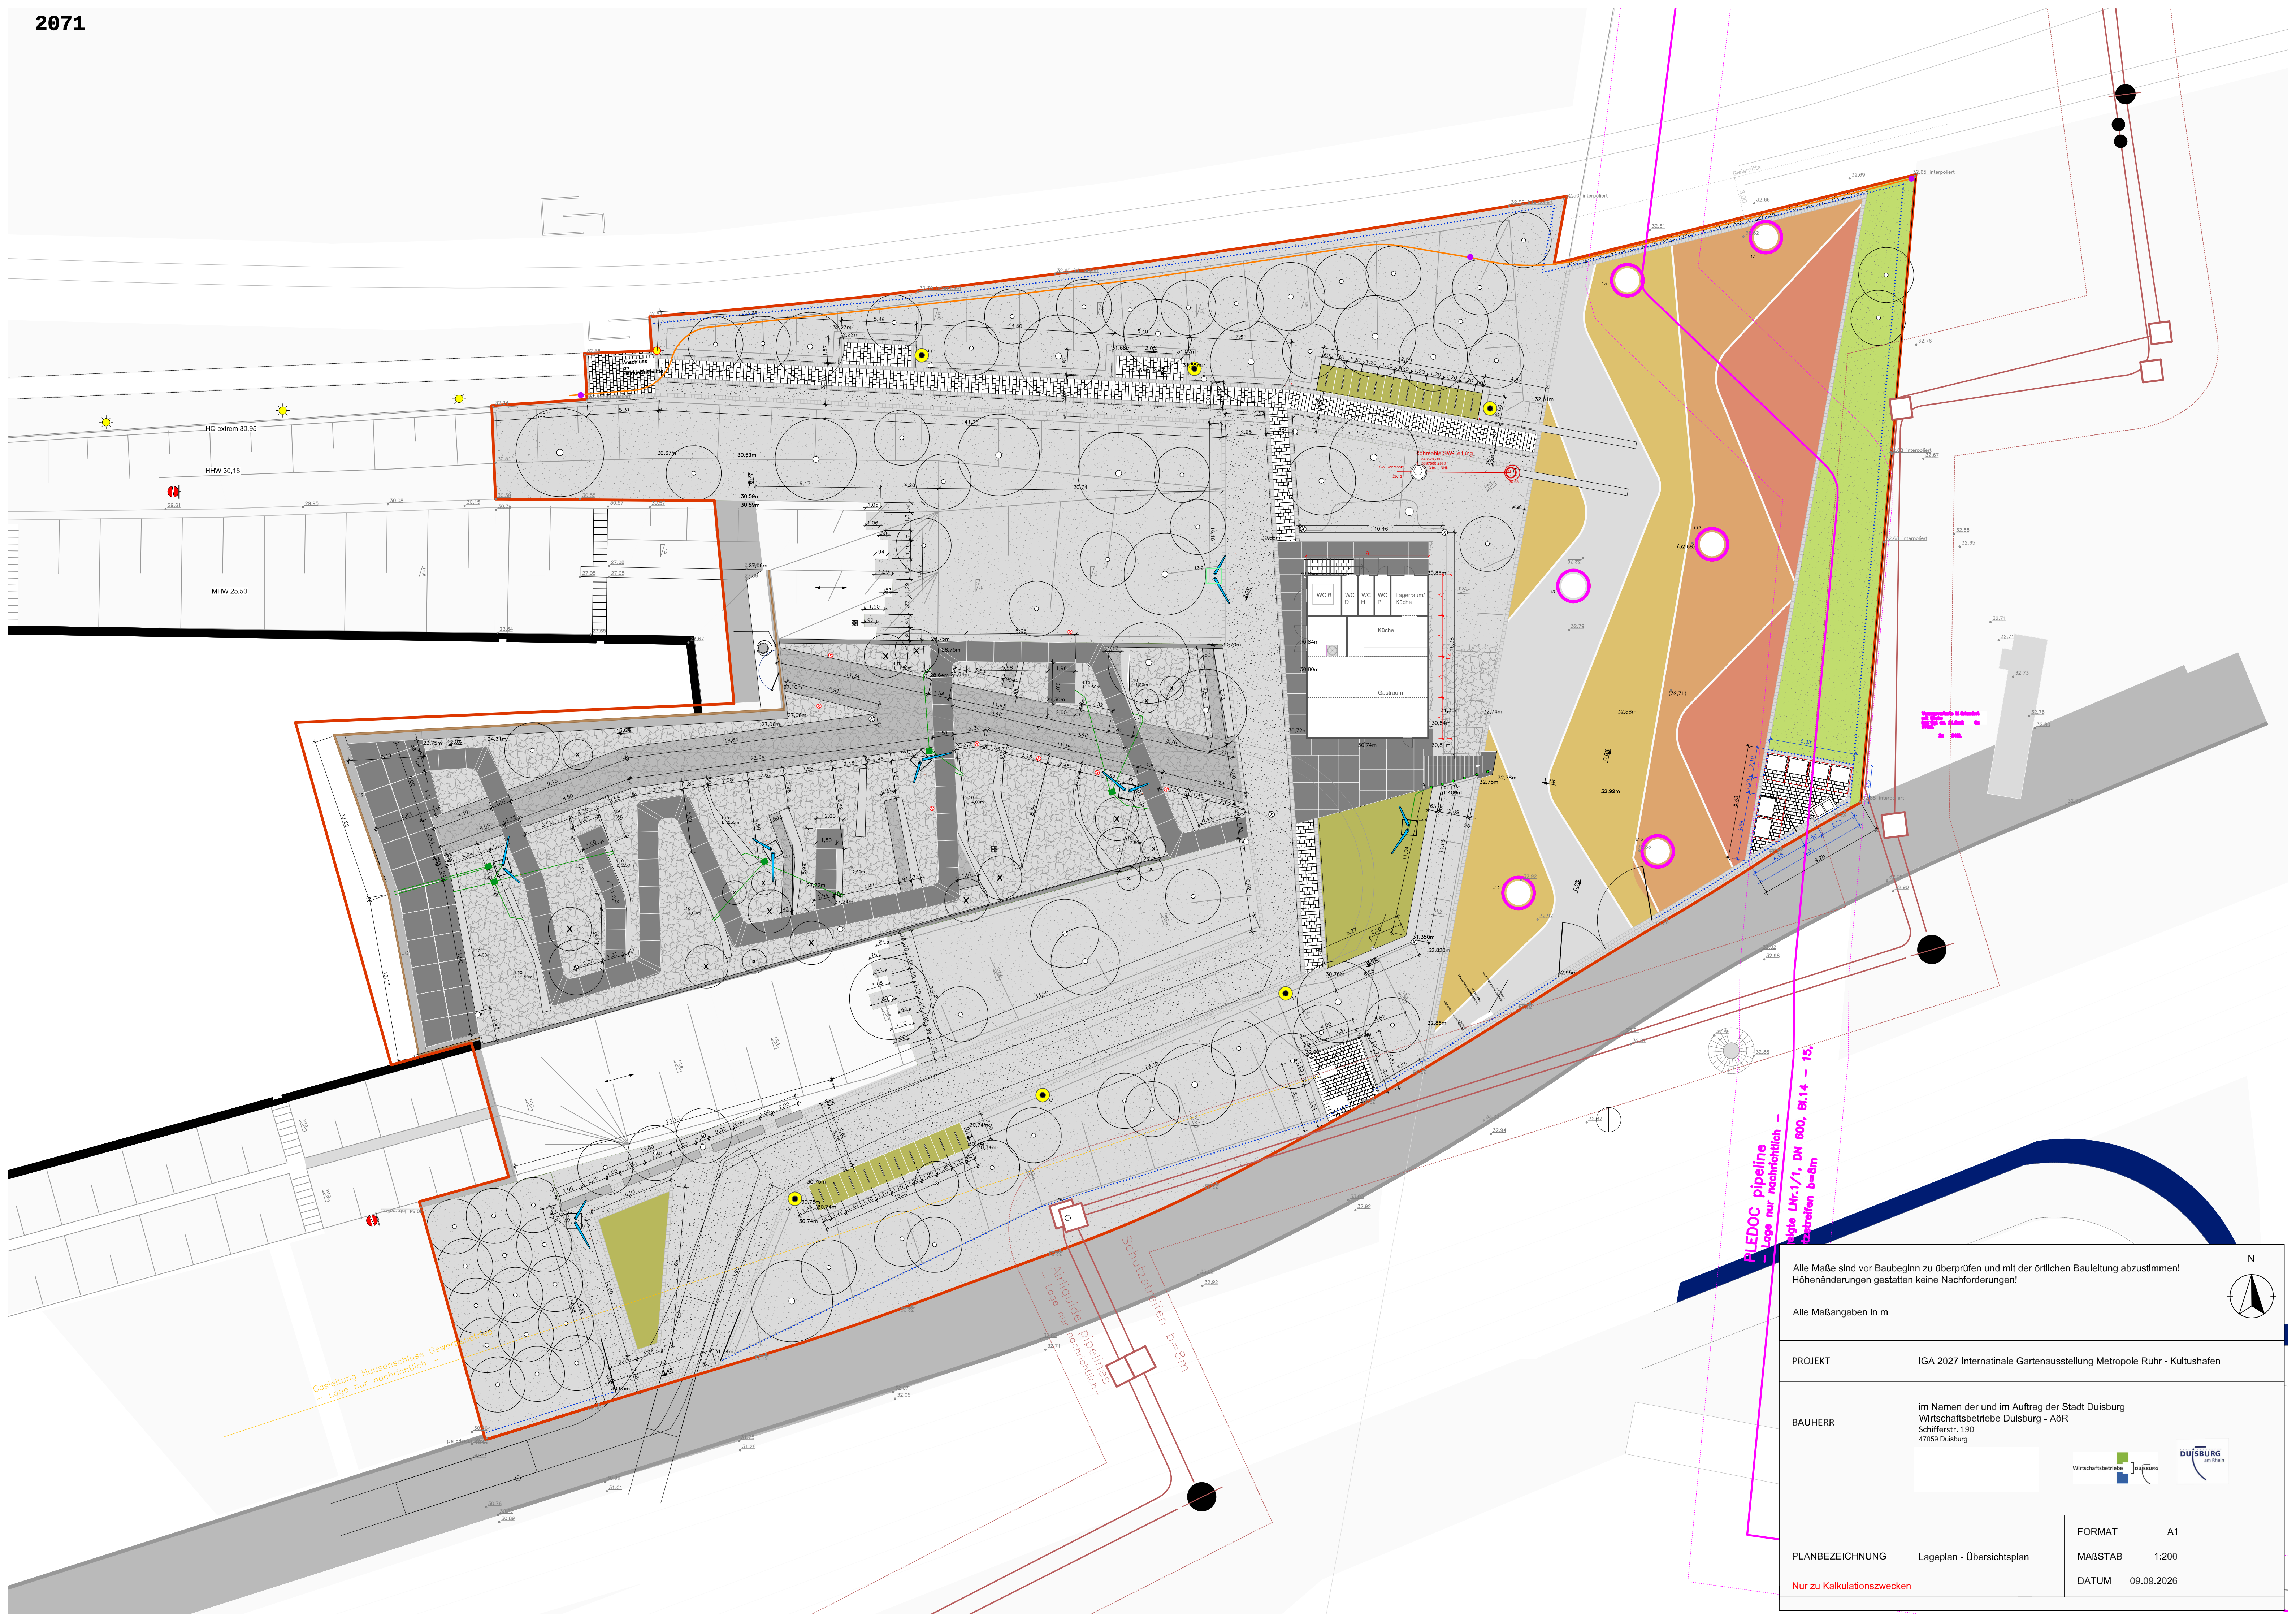

Gosleitung Hausanschluss Gewerkegebiet
- Lage nur nachrichtlich -

Schutzstreifen b=8m
- Lage nur nachrichtlich -

PLEDOC pipeline
- Lage nur nachrichtlich -
Note LNr:1/1, DN 800, Bl.14 - 15,
- Schutzstreifen b=8m

Alle Maße sind vor Baubeginn zu überprüfen und mit der örtlichen Bauleitung abzustimmen!
Höhenänderungen gestatten keine Nachforderungen!

Alle Maßangaben in m

PROJEKT

IGA 2027 Internationale Gartenausstellung Metropole Ruhr - Kultushafen

BAUHERR

im Namen der und im Auftrag der Stadt Duisburg
Wirtschaftsbetriebe Duisburg - AöR
Schifferstr. 190
47059 Duisburg

PLANBEZEICHNUNG

Lageplan - Übersichtsplan

Nur zu Kalkulationszwecken

FORMAT

A1

MAßSTAB

1:200

DATUM

09.09.2026