


Legende:

- StB-Wände
- Wasserflächen
- UWÖ Unterwasser-Öffnung
- UWS Unterwasser-Schieber
- SPf-HB Segelpfeiler - Hauptbecken

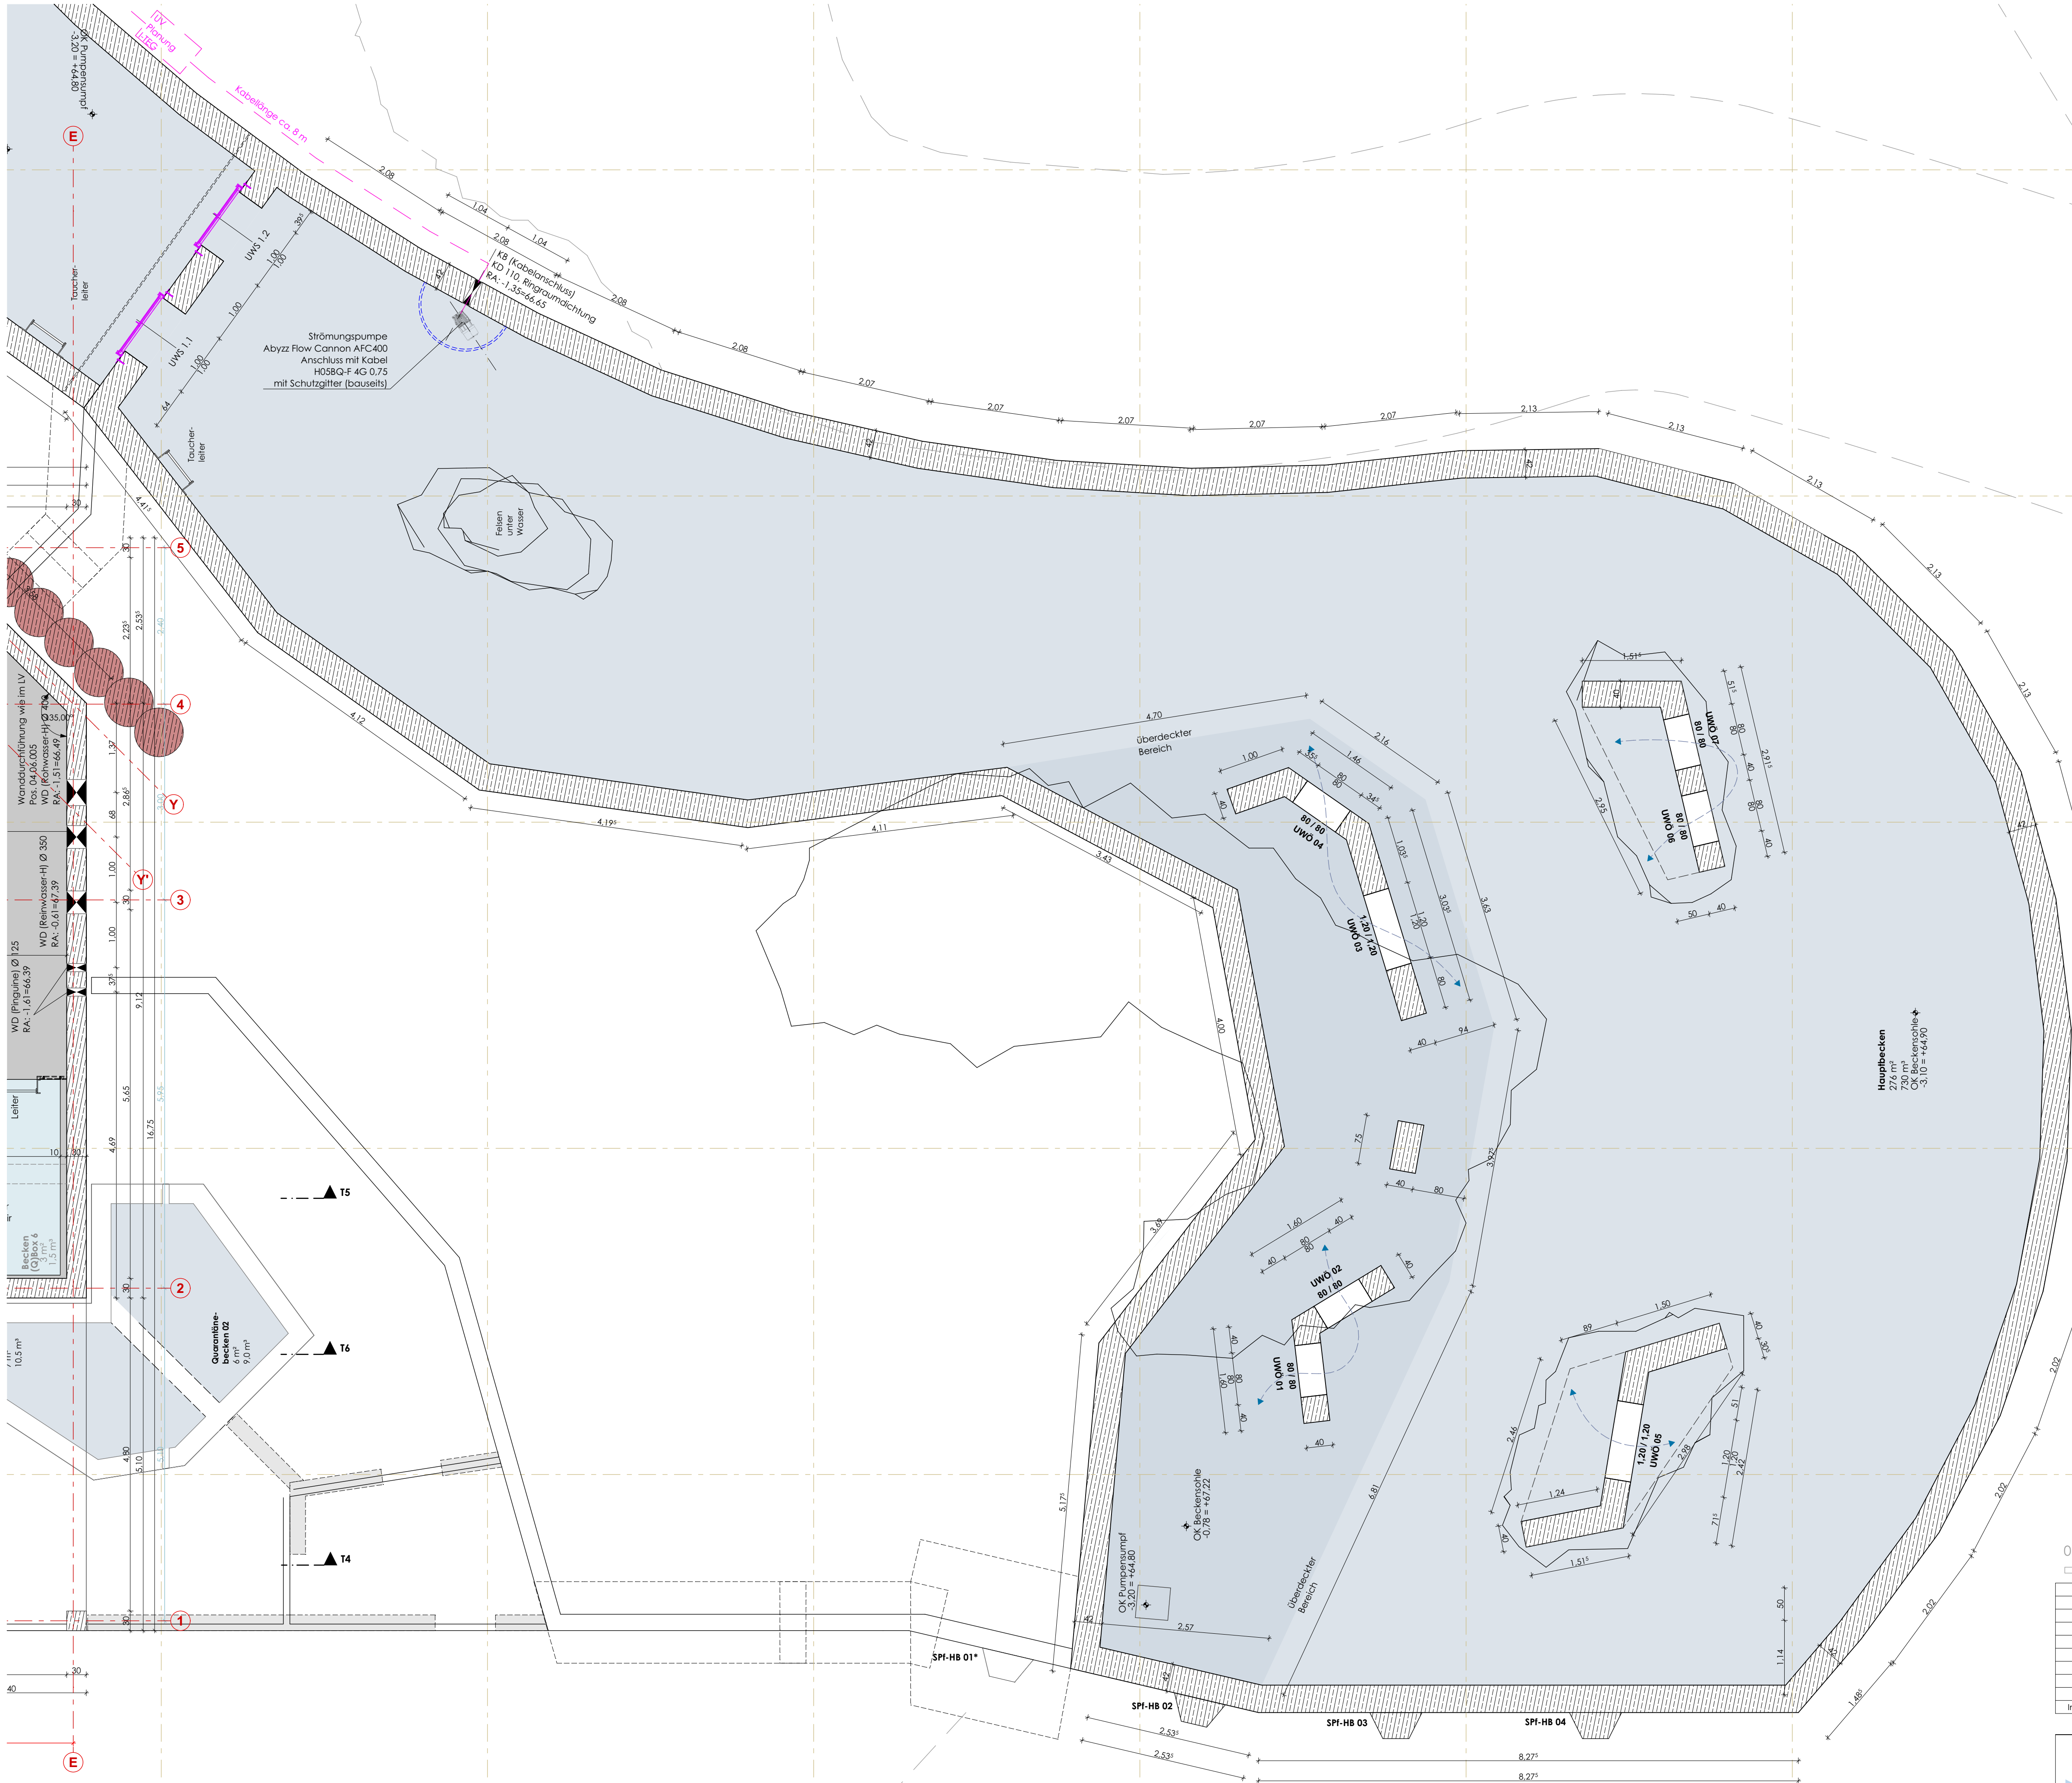

01	22.07.2025	Lage Strömungspumpe verschoben		fk	as
Index	Datum	Bemerkung/Änderung		Veranlasser	gez.

Generalplaner:
mak-architekten
Partner GmbH
Igor Martuff
Ingenieur
Ingenieurgesellschaft
Dr. Jäger
Ingenieurgesellschaft
Dr. Jäger

Leistungphase: **Ausführungsplanung**

Ges./Dat. fk Gez./Dat. as

Maßstab:
1:50

Plangröße:
841x594

Planinhalt:
Grundriss 1. Untergeschoss | Hauptbecken

Datum:
22.07.2025

Plan-Nr.:
610-AA-5-211-00-01