


Teillageplan_D / 2.BA Tiefbau

Duisburg

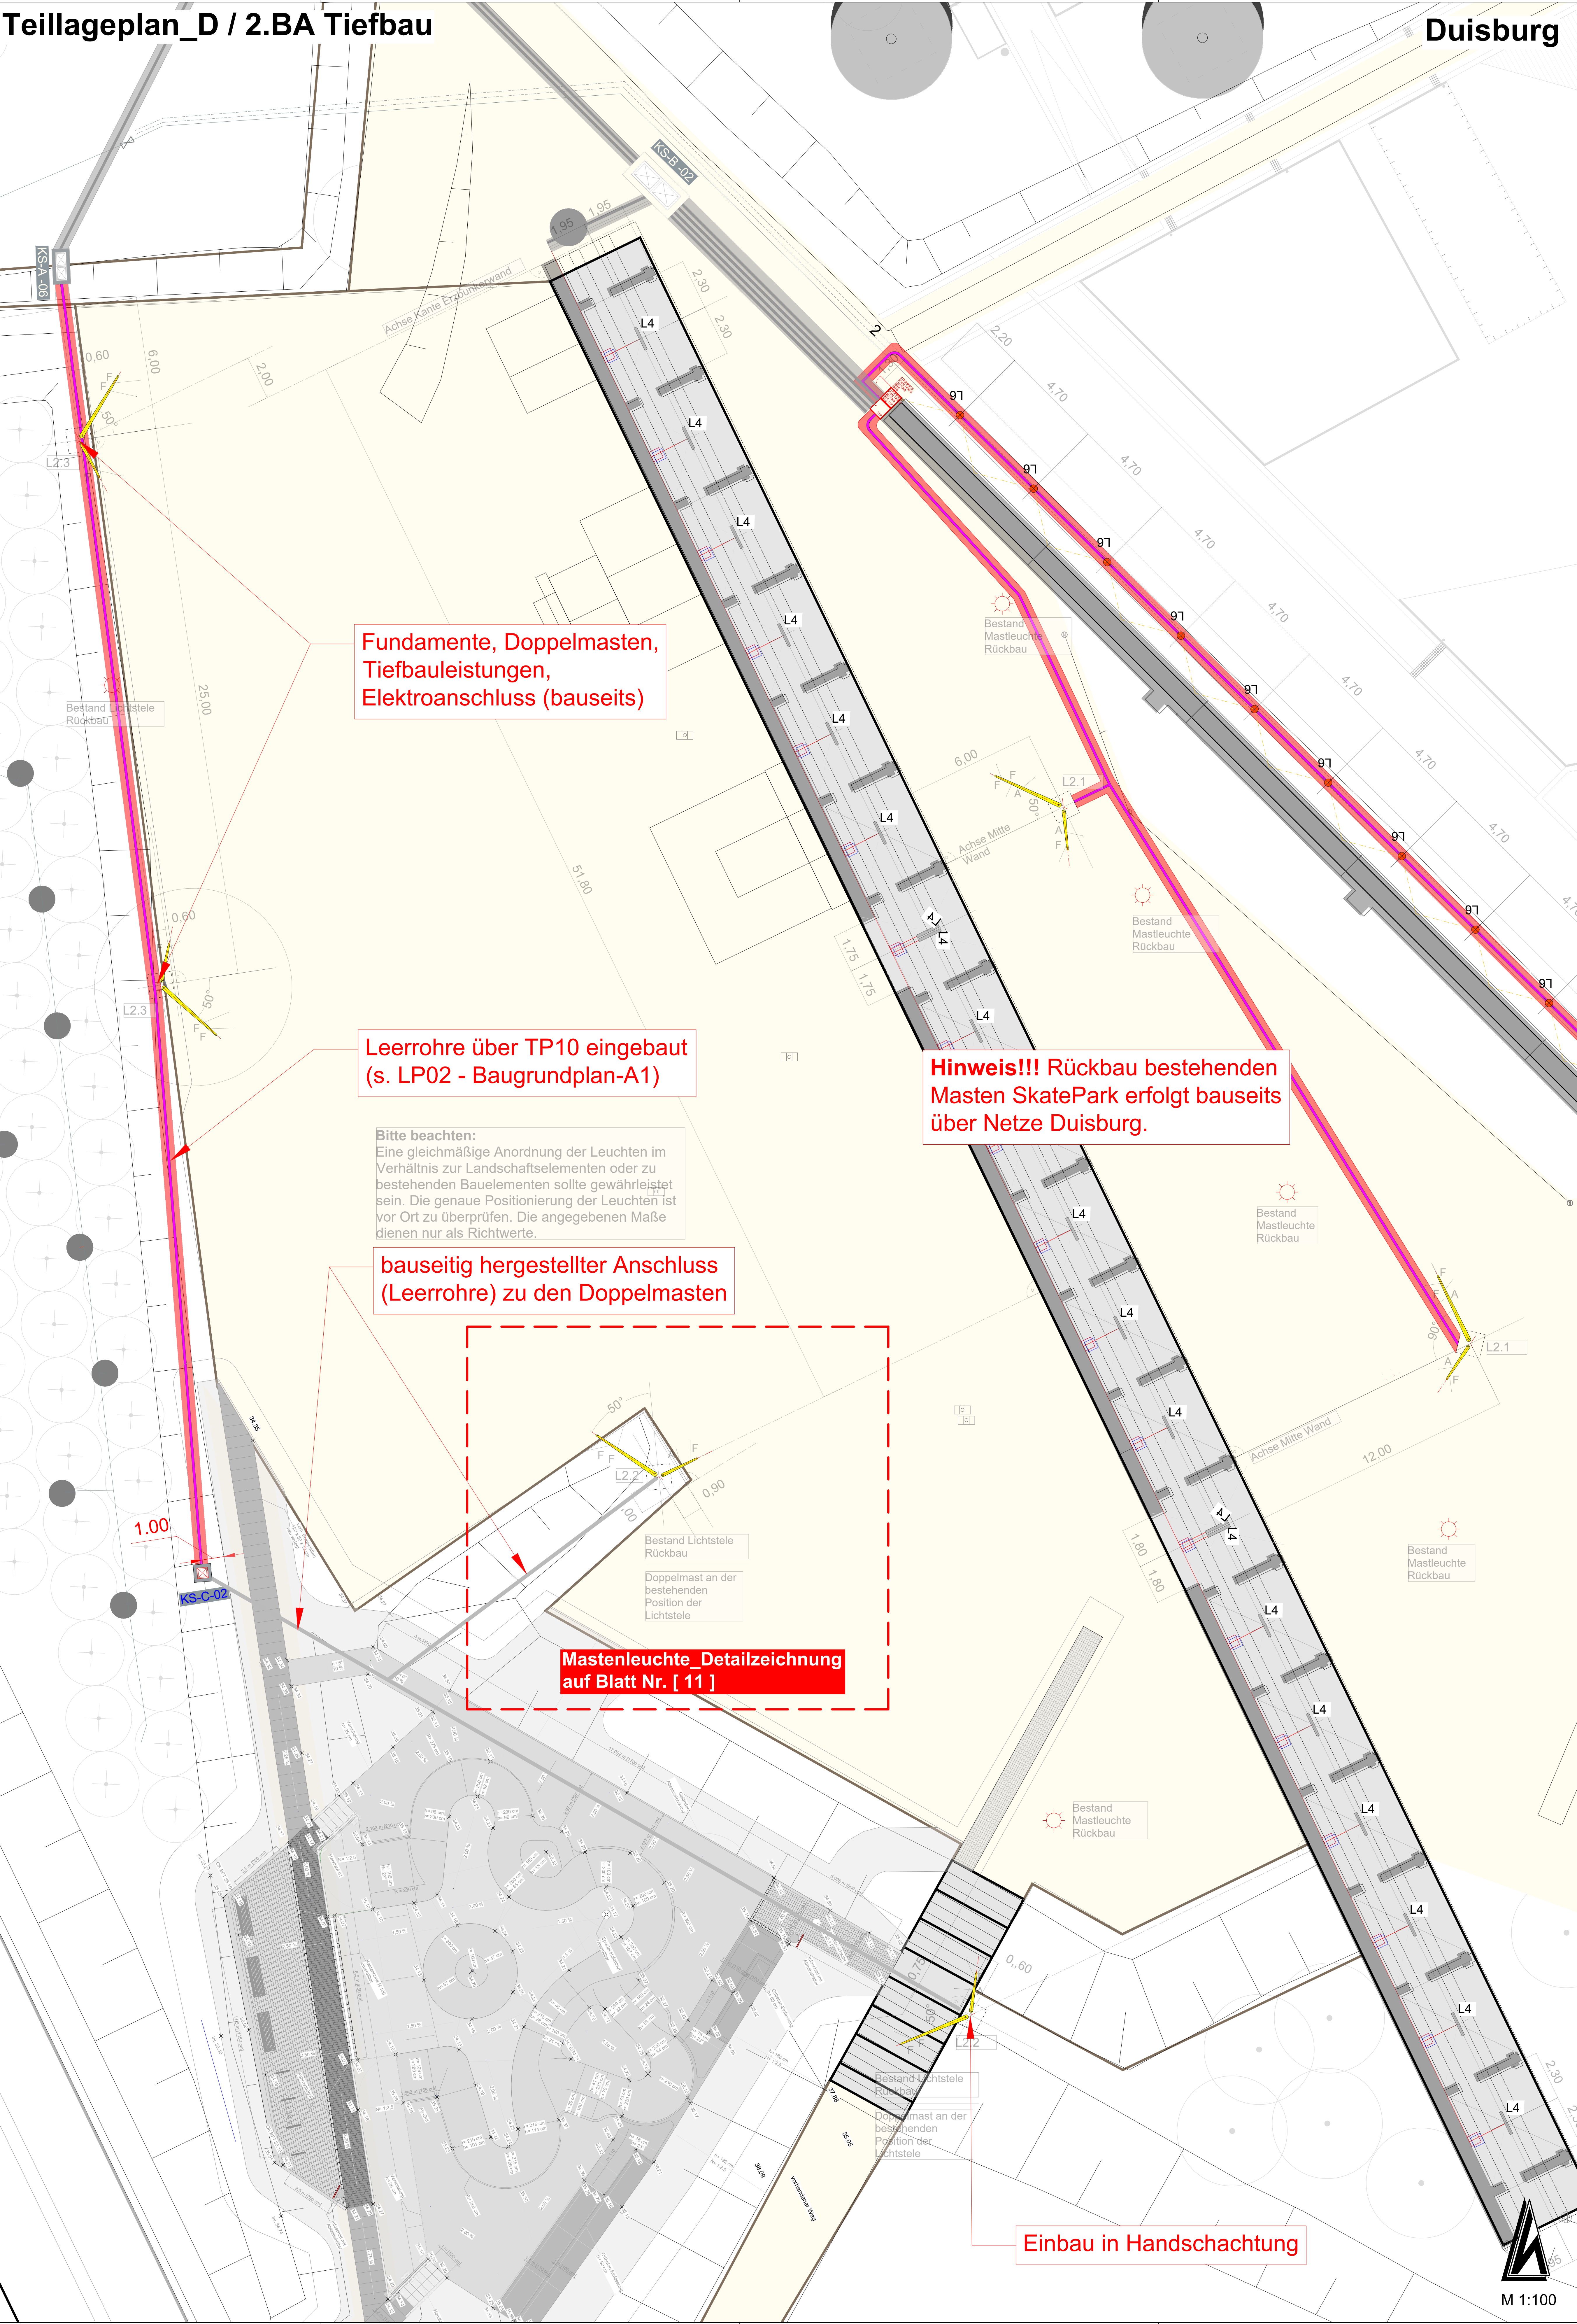

LEGENDE

Bestand

- Vorhandene Bebauung
- Bestandsvermessung
- Böschung
- Wiese
- Gehweg
- Straßenablauf
- Stromkasten
- Latene
- Fußgängerunterführung
- Graben mit abgebochten Kanten - Wasserleitungen
- Graben mit abgebochten Kanten - Kabelschutzrohre (DN 110)
- Stufengraben für Wasserleitungen und Kabelschutzrohre (DN 40)
- Stufengraben für Wasserleitungen und Kabelschutzrohre (DN 110)
- Bewässerungsanlagen (nachrichtlich TP13)
- Kabelzugsschacht - Typ A (80/80)
- Kabelzugsschacht - Typ B (150/150)
- Einnahmestelle - Trinkwasser
- Neuer Übergabeschacht (Abwasser)
- Neuer Spül- und Kontrollschacht im Bereich Veranstaltungswiese (Schmutzwasser)
- Absperschieber

Planung

- Graben mit abgebochten Kanten - Kabelschutzrohre (DN 40)
- Kabelzugsschacht - Typ C (60/60)

Ausführungsplanung

Bauherr: Wirtschaftsbetriebe Duisburg im Namen und Auftrag der Stadt Duisburg

Wirtschaftsbetriebe Duisburg

Projekt: 2.BA Tiefbau im Rheinpark	Anderung:	Datum:	Name:
Planinhalt: Teillageplan_D / 2.BA Tiefbau			
bearbeitet: Mai. 2026	Rz		
gezeichnet: Okt. 2025	Rz	Ingenieurbüro:	Freigabe der Ausführungsplanung:
geprüft:			
Projektnummer: TB 336	Blattnummer: - 5 -	Maßstab: 1 : 100	

Herrn. Dehnen & Partner
0,93 m x 1,06 m