
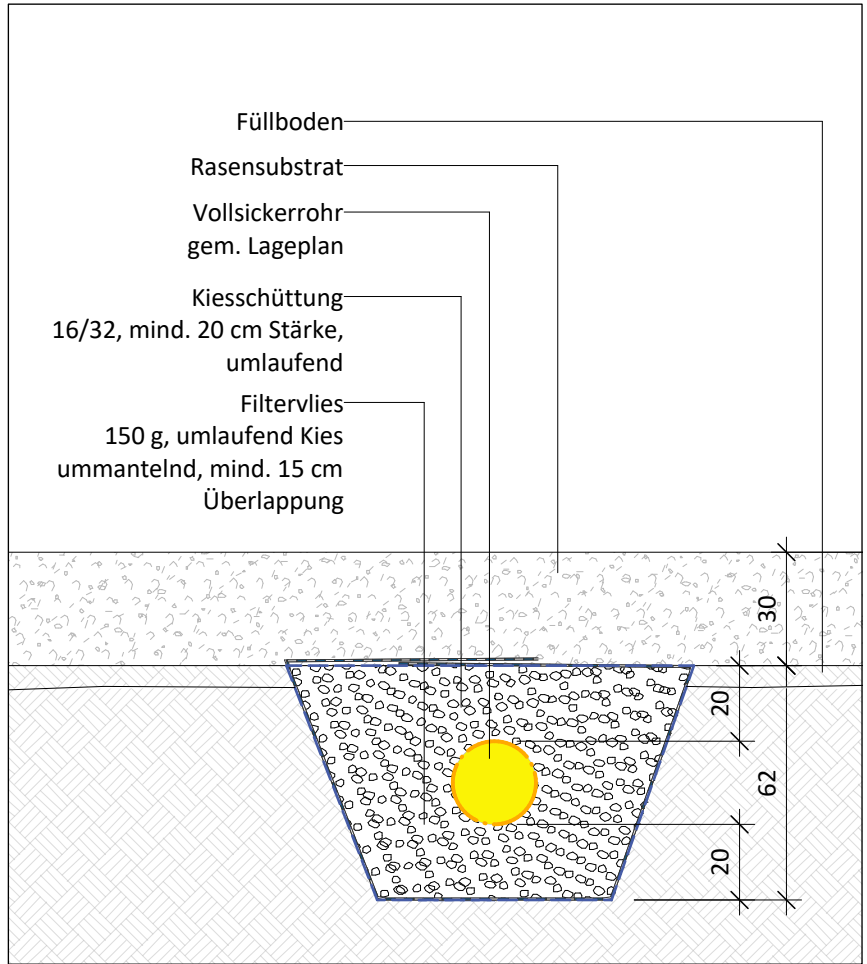


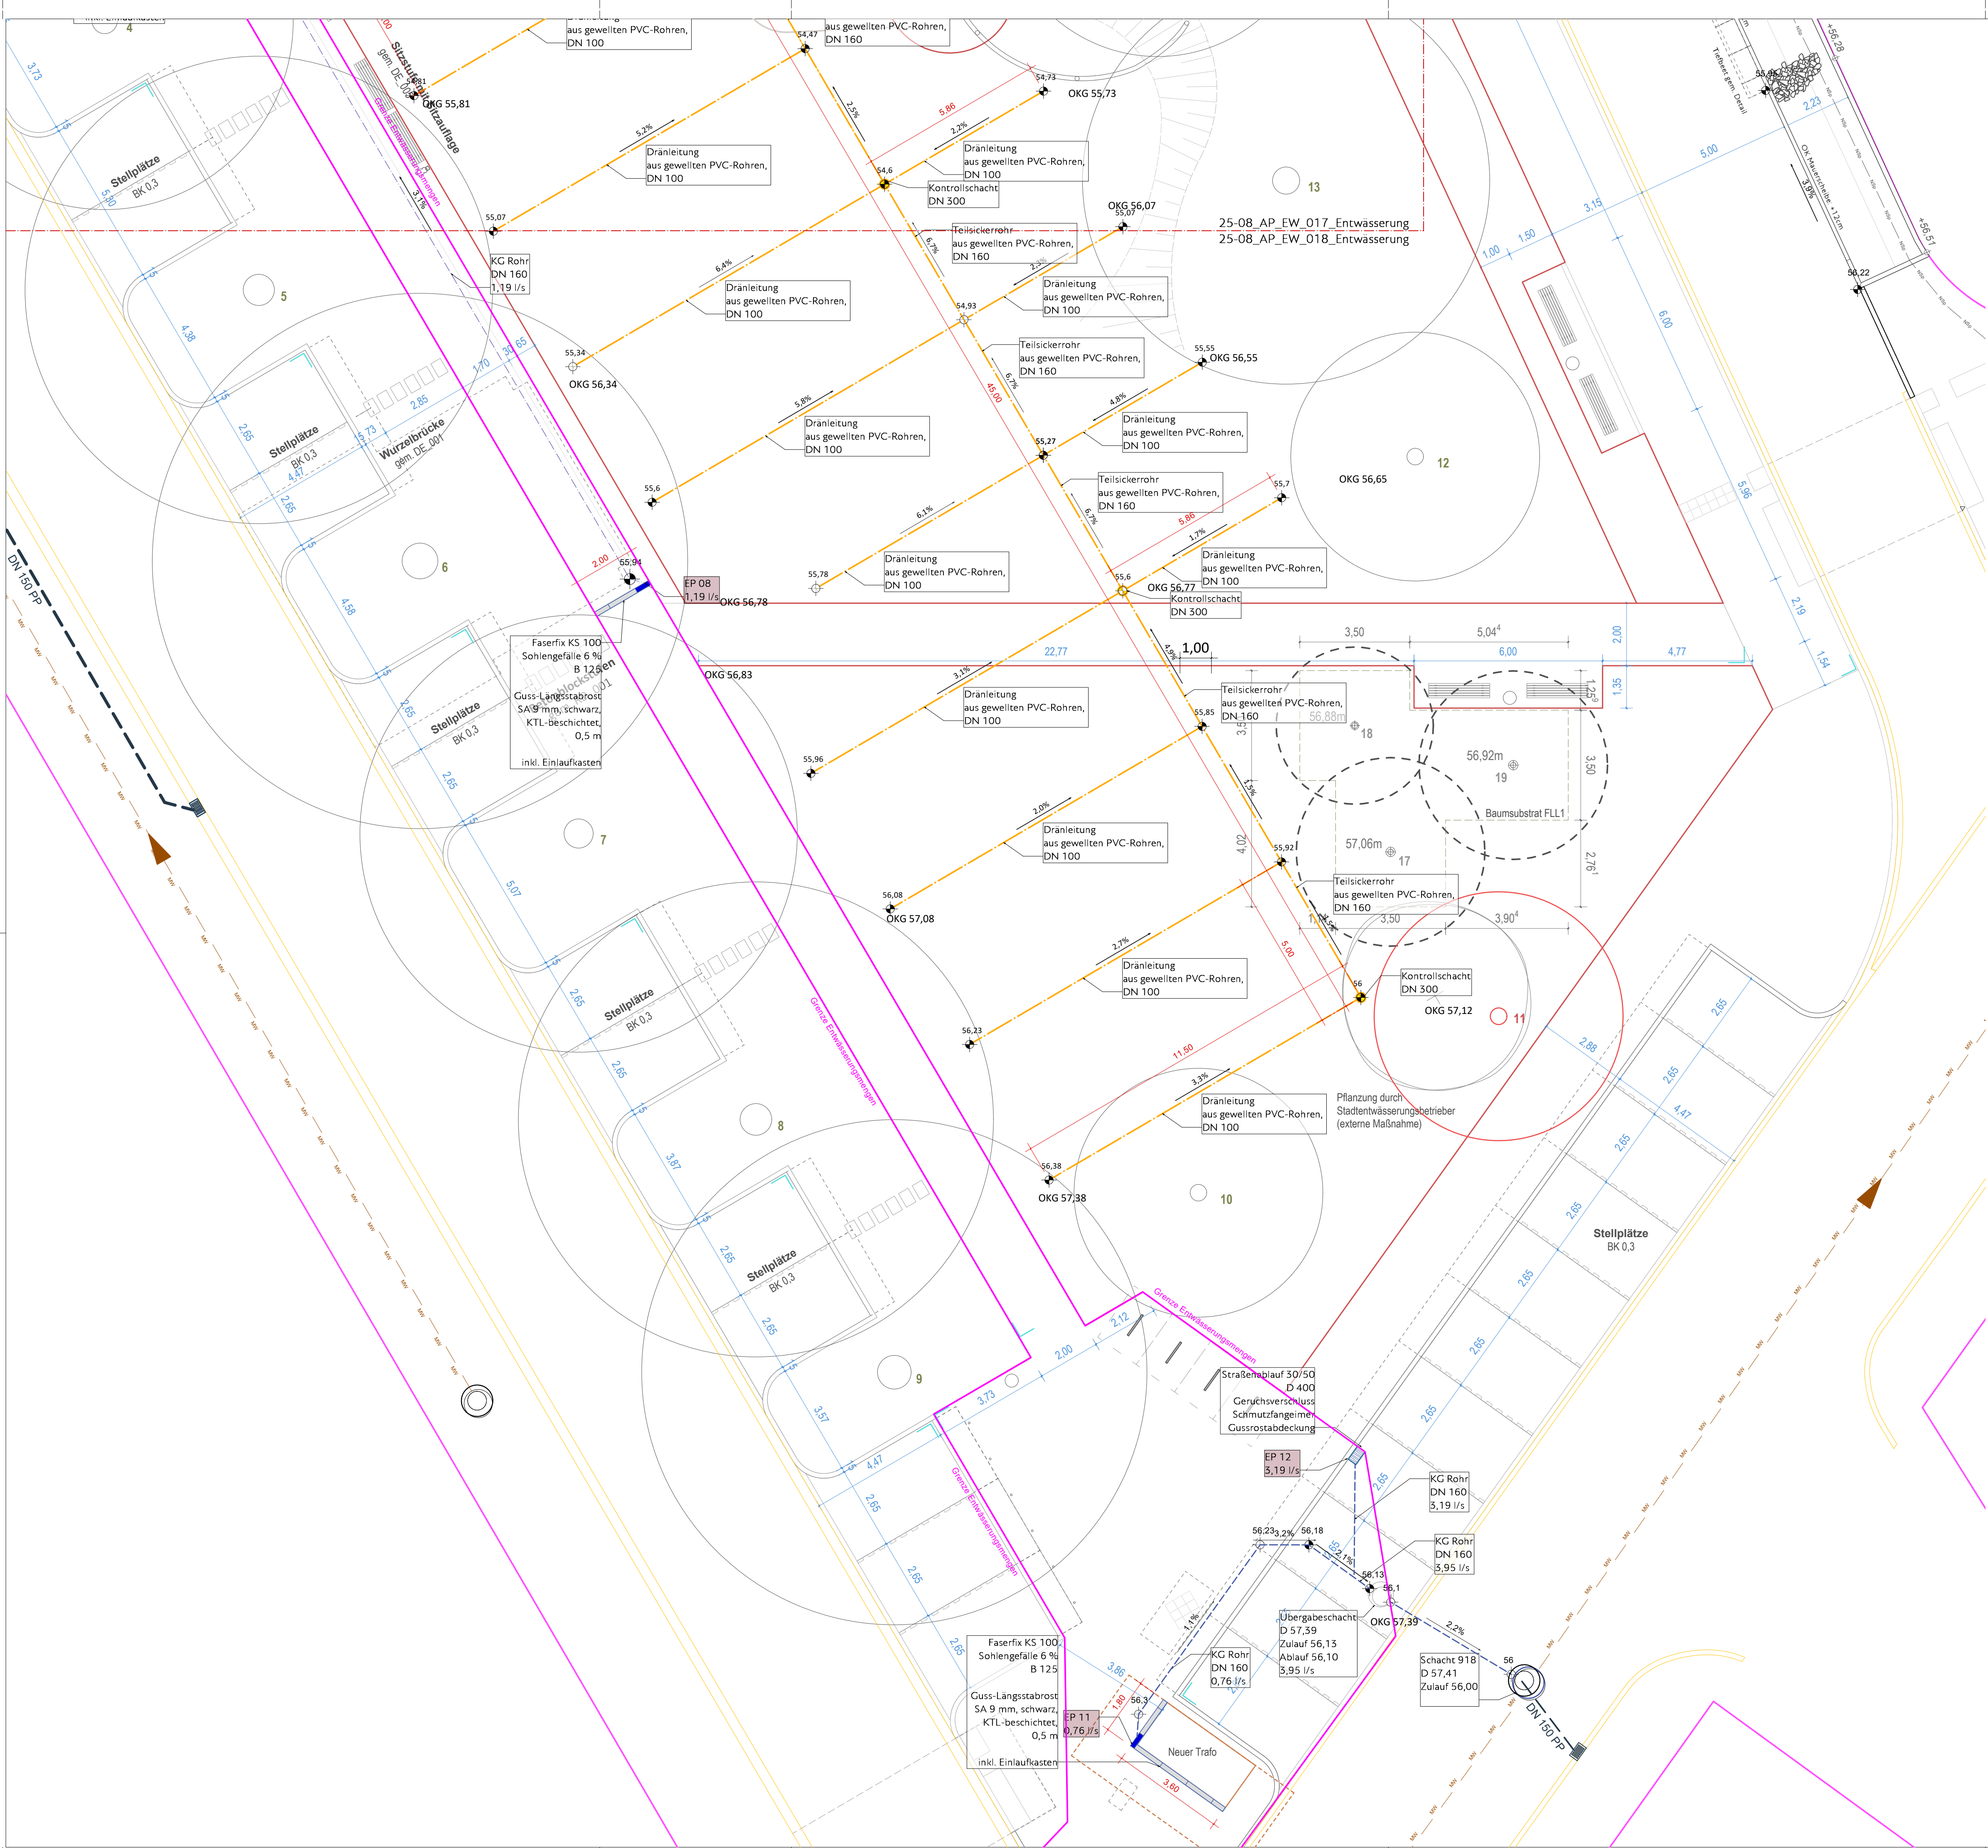

Detailschnitt Dränleitung
M 1:20

Index	Datum	Gez.	Änderungsbeschreibung

Bauvorhaben
Barbarossaplatz, Essen

Übersichtsplan

GREENBOX
LANDSCHAFTS
ARCHITEKTEN

Partnerschaftsgesellschaft mbH
Schafer | Pieper | Parzelt |
Theidel | Wiegard

Köln | Bielefeld | Stuttgart | Kassel |
Osnabrück | Berlin

Hauptsitz Köln
Grüner Weg 10
50825 Köln
Tel. 05205 87 90 12-20
www.greenbox.la
info@greenbox.la

BEARBEITUNG
Sandorf Bielefeld
Gildemeisterstraße 90
33689 Bielefeld
Tel. 05205 87 90 12-20

Unterschrift: GREENBOX

Bauherr
Stadt Essen
Amt für Straßen und Verkehr

Generalplanung/
Auftraggeber
BPR Ingenieure GmbH & Co. KG
Ein Unternehmen der BPR Gruppe

Plannummer
25-08_AP_EW_018_Versorgung_Entsorgung_0

Planstuf
LP5

Datum
24.08.2026

Maßstab
1:100, 1:20

Planformat
A1

Gezeichnet
HS

Geprüft

Inhalt Lageplan Versorgung Entsorgung 2/2			Plannummer 25-08_AP_EW_018_Versorgung_Entsorgung_0		
Planstufe LP5	Datum 24.08.2026	Maßstab 1:100, 1:20	Planformat A1	Gezeichnet HS	Geprüft

Planungsgrundlage von: